


PLANTA BAIXA - SUBSOLO  
ESCALA 1:50

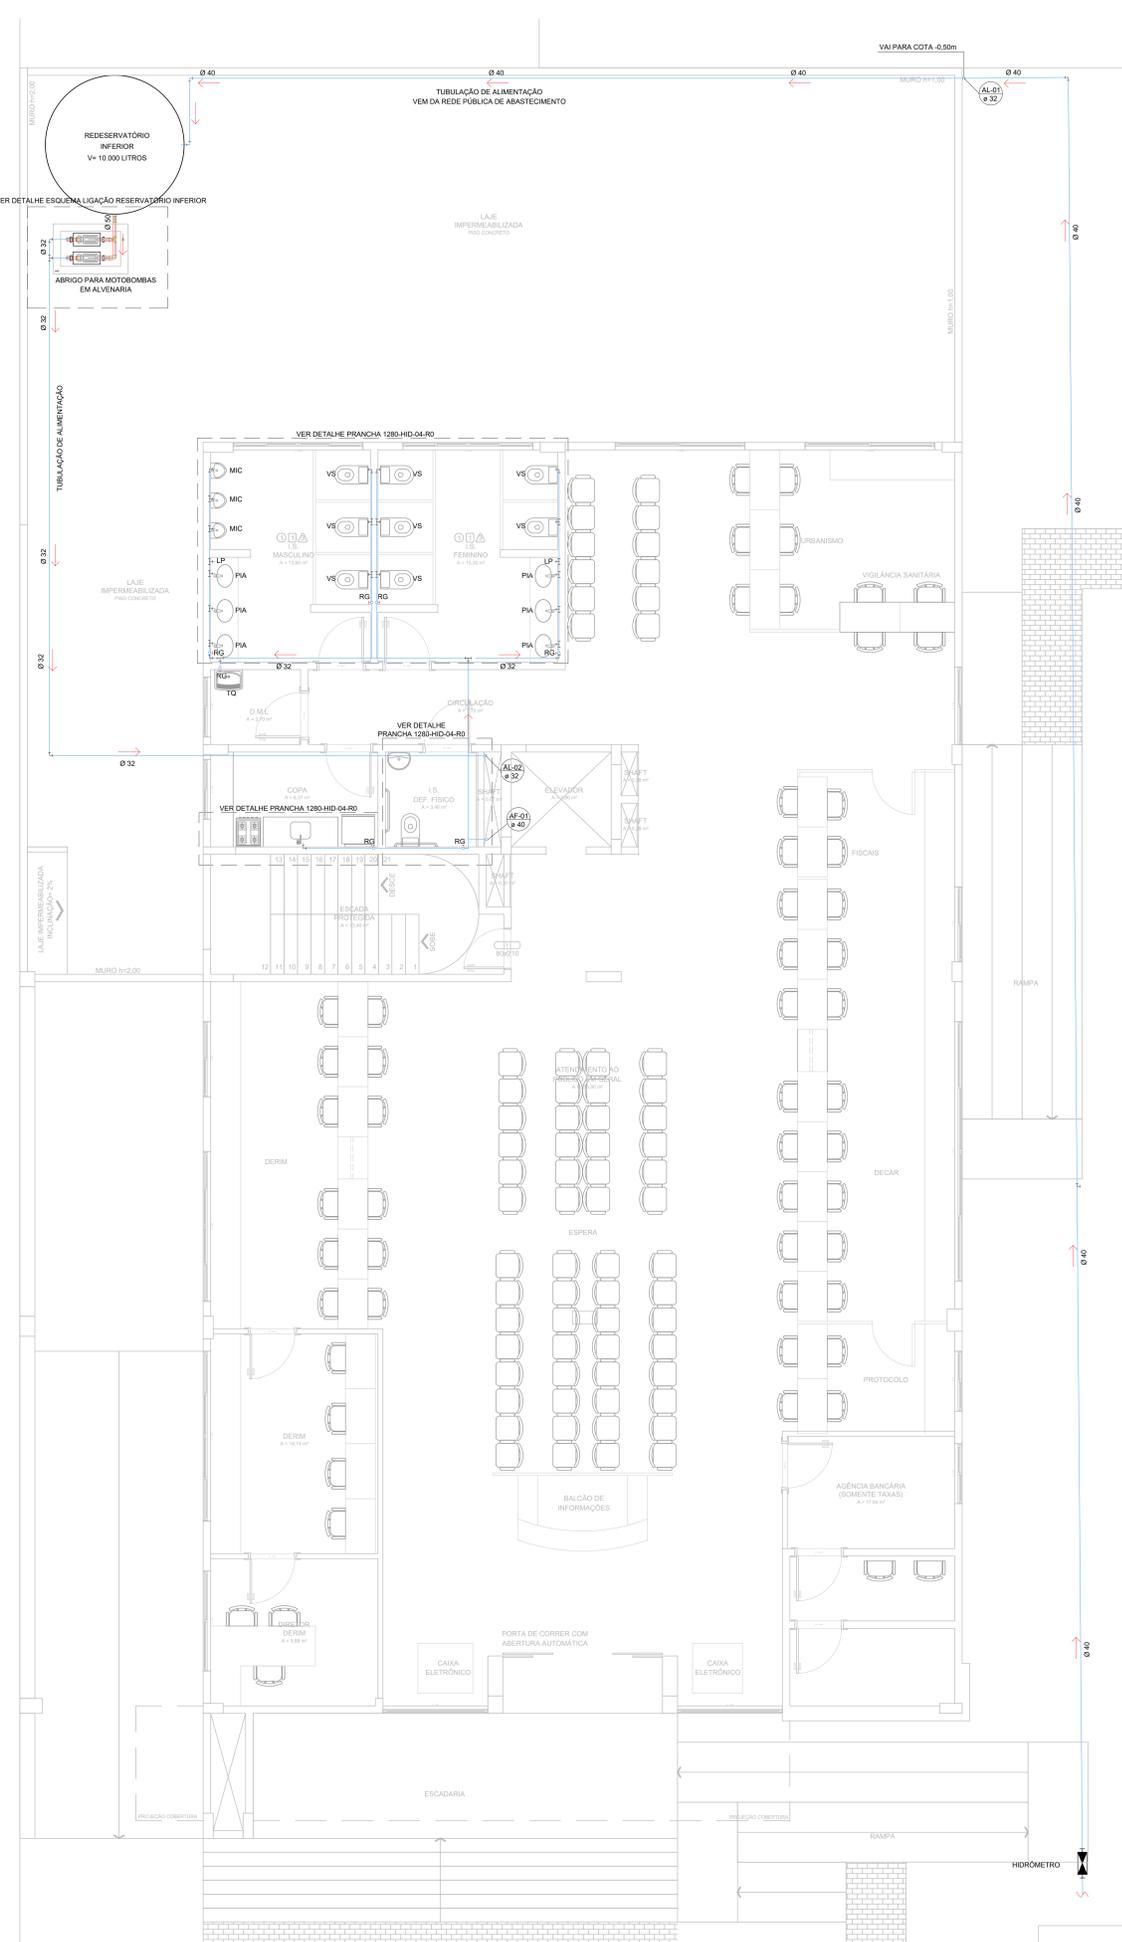

PLANTA BAIXA - TÉRREO  
ESCALA 1:50



ESQUEMA LIGAÇÃO RESERVATÓRIO INFERIOR - TÉRREO  
ESCALA 1:25

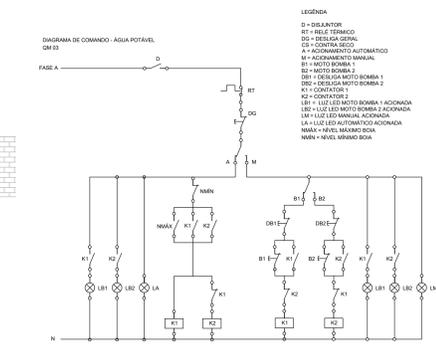


DIAGRAMA DE COMANDO DAS BOMBAS DE ÁGUA POTÁVEL  
QM03  
ESCALA 1:25



00	EMIÇÃO INICIAL	31/10/2016
Nº	REVISÃO	DATA
		PROJETO Nº 1280/16
Rua José Duarte, 147 - São João - CEP: 88305-080 - Itajaí-SC Tel: (047) 3346-2001 Fax: (047) 3346-2004 estel@estelengenharia.com.br - www.estelengenharia.com.br		PROJETO HIDROSSANITÁRIO
		CLIENTE MUNICÍPIO DE PARANAGUÁ
		PROJETO PRÉDIO ADM. DA PREFEITURA DE PARANAGUÁ
PLANTA SUBSOLO E TÉRREO - ÁGUA FRIA		CONTEÚDO
FRANCHA Nº	RESPONSÁVEL TÉCNICO	PROPRIETÁRIO
01/10	SÉRGIO LUZ DO AMARAL LOZOVEY CREA/SC 13708-0	PREFEITURA DE PARANAGUÁ LINDADE DE GERENCIAMENTO DE PROGRAMAS
AUTOR DO PROJETO	CAD	REVISÃO
SÉRGIO LOZOVEY	LEONARDO RENESE	03/2016
VERIFICADOR	ESCALA	PROJETO DEFINITIVO (X)
ÁREA	INDICADA	PROJETO NÃO DEFINITIVO ( )
1.850,00 m²	ALVARO VANULLI	1280-HID-01-RD