

SIMBOLÓGIA

SIMBOLÓGIA


- LUMINÁRIA EM POLICARBONATO PARA LAMPADA FLUORESCENTE 2x32W NO TETO - CX. 4" x 4" (FUNDO MOVEL)
- PONTO DE LUZ INCANDESCENTE OU FLUORESCENTE COM PAINEL NO TETO - CX. 4" x 4" (FUNDO MOVEL)

- QUADRO DE DISTRIBUIÇÃO DE LUZ E TOMADAS h=1300mm
- TUBUAÇÃO PELO TETO
- TUBUAÇÃO PELO PISO OU PAREDE
- TUBUAÇÃO COM CONDUTORES NEUTRO, FASE, RETORNO E TERRA. BITOLA 2,5mm<sup>2</sup>, CIRCUITO 2.
- INTERRUPTOR DE 1 TECLA SIMPLES - CX. 2" x 4" h=1100mm
- IDEM, 2 TECLAS SIMPLES
- IDEM, 3 TECLAS SIMPLES
- IDEM, 1 TECLA PARALELA
- IDEM, 1 TECLA BIPOLAR
- CONJUNTO INTERRUPTOR 1 TECLA SIMPLES COM TOMADA MONOFÁSICA UNIVERSAL - CX. 2" x 4" h=1100mm
- TOMADA MONOFÁSICA UNIVERSAL 2P, 4, 1, 16A, COR. PRETA - CX. 2" x 4" h=300mm
- TOMADA TRIFÁSICA INDUSTRIAL 3P, 4, 1, 32A, COR. AZUL - CX. 2" x 4" h=300mm
- IDEM, h=1100mm
- PONTO PARA CHUVEIRO ELÉTRICO - CX. 2" x 4" h=2000mm

SIMBOLÓGIA - LICITAÇÃO

- Luminária fluorescente 2x32W completa, instalada - com motor com patilha rígida
- Luminária fluorescente 1x20W fluorescente
- Tomada com 2 p + 1, com espelho
- Tomada com 2 p + 1, com espelho
- Tomada com 2 p + 1, com espelho
- Tomada com 2 p + 1, com espelho
- Interruptor de 1 seção 10A, com espelho 274° instalado
- Interruptor de 2 seções 10A, com espelho 274° instalado
- Quadro de distribuição 01
- Quadro de distribuição 02
- Caixa isolador
- Disjuntor termomagnético tipo 10A a 50A, instalado
- Disjuntor termomagnético tipo 25A a 200A, instalado
- Disjuntor termomagnético tipo 10A a 25A, instalado

**EQUIPAMENTOS E SERVIÇOS A SEREM EXECUTADOS VERIFICAR A FUNCIONALIDADE DAS INSTALAÇÕES CONCLUÍDAS**

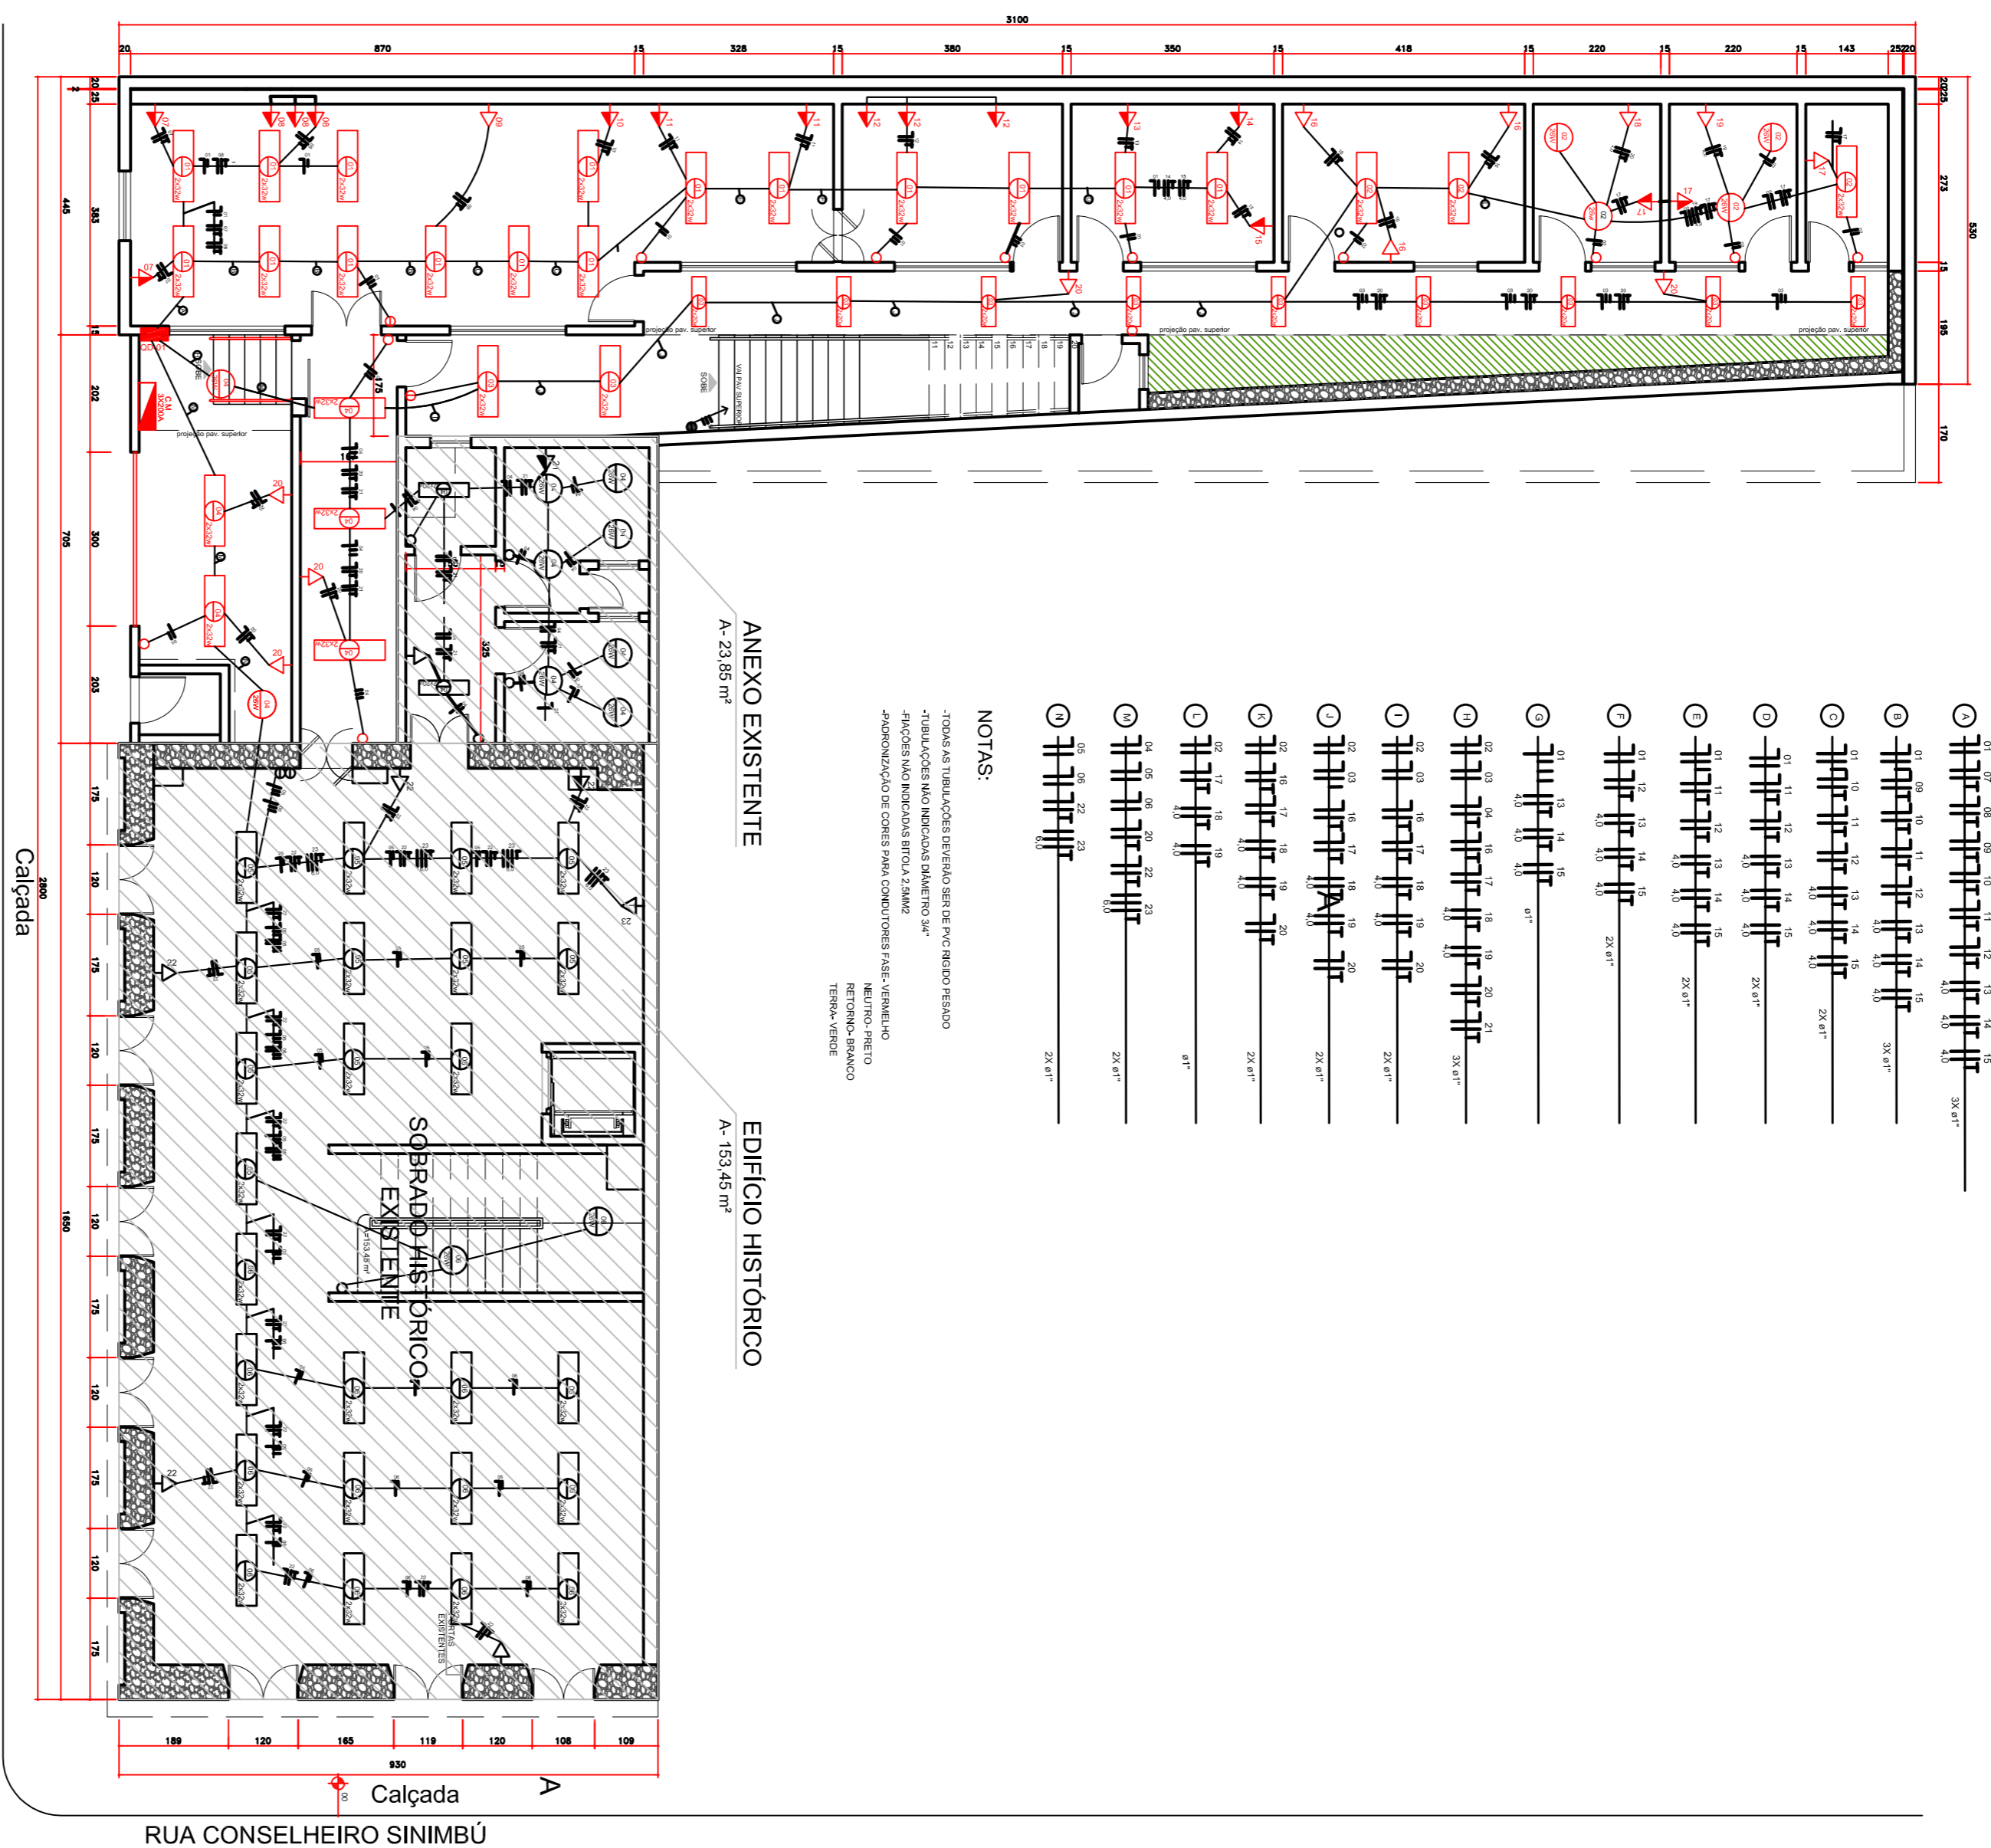


- LUMINÁRIA EM POLICARBONATO PARA LAMPADA FLUORESCENTE 2x32W NO TETO - CX. 4" x 4" (FUNDO MOVEL)
- PONTO DE LUZ INCANDESCENTE OU FLUORESCENTE COM PAINEL NO TETO - CX. 4" x 4" (FUNDO MOVEL)
- QUADRO DE DISTRIBUIÇÃO DE LUZ E TOMADAS h=1300mm
- TUBUAÇÃO PELO TETO
- TUBUAÇÃO PELO PISO OU PAREDE
- TUBUAÇÃO COM CONDUTORES NEUTRO, FASE, RETORNO E TERRA. BITOLA 2,5mm<sup>2</sup>, CIRCUITO 2.
- INTERRUPTOR DE 1 TECLA SIMPLES - CX. 2" x 4" h=1100mm
- IDEM, 2 TECLAS SIMPLES
- IDEM, 3 TECLAS SIMPLES
- IDEM, 1 TECLA PARALELA
- IDEM, 1 TECLA BIPOLAR
- CONJUNTO INTERRUPTOR 1 TECLA SIMPLES COM TOMADA MONOFÁSICA UNIVERSAL - CX. 2" x 4" h=1100mm
- TOMADA MONOFÁSICA UNIVERSAL 2P, 4, 1, 16A, COR. PRETA - CX. 2" x 4" h=300mm
- TOMADA TRIFÁSICA INDUSTRIAL 3P, 4, 1, 32A, COR. AZUL - CX. 2" x 4" h=300mm
- IDEM, h=1100mm
- PONTO PARA CHUVEIRO ELÉTRICO - CX. 2" x 4" h=2000mm

NOTAS:  
 -TODAS AS TUBULAÇÕES DEVEM SER DE PVC RIGIDO BRANCO  
 -TUBULAÇÕES METEORIZADAS DIAMETRO 25"  
 -FIDELIDADE NÃO REPRESENTA REALIDADE  
 -APROXIMAÇÃO DE CORES PARA CONDIÇÕES DE VISÃO, ORIENTADO PARA O TETO  
 -REFERENCIAL BRANCO  
 -TERRA: VERDE

PLANTA TÉRREO

ESCALA 1/100

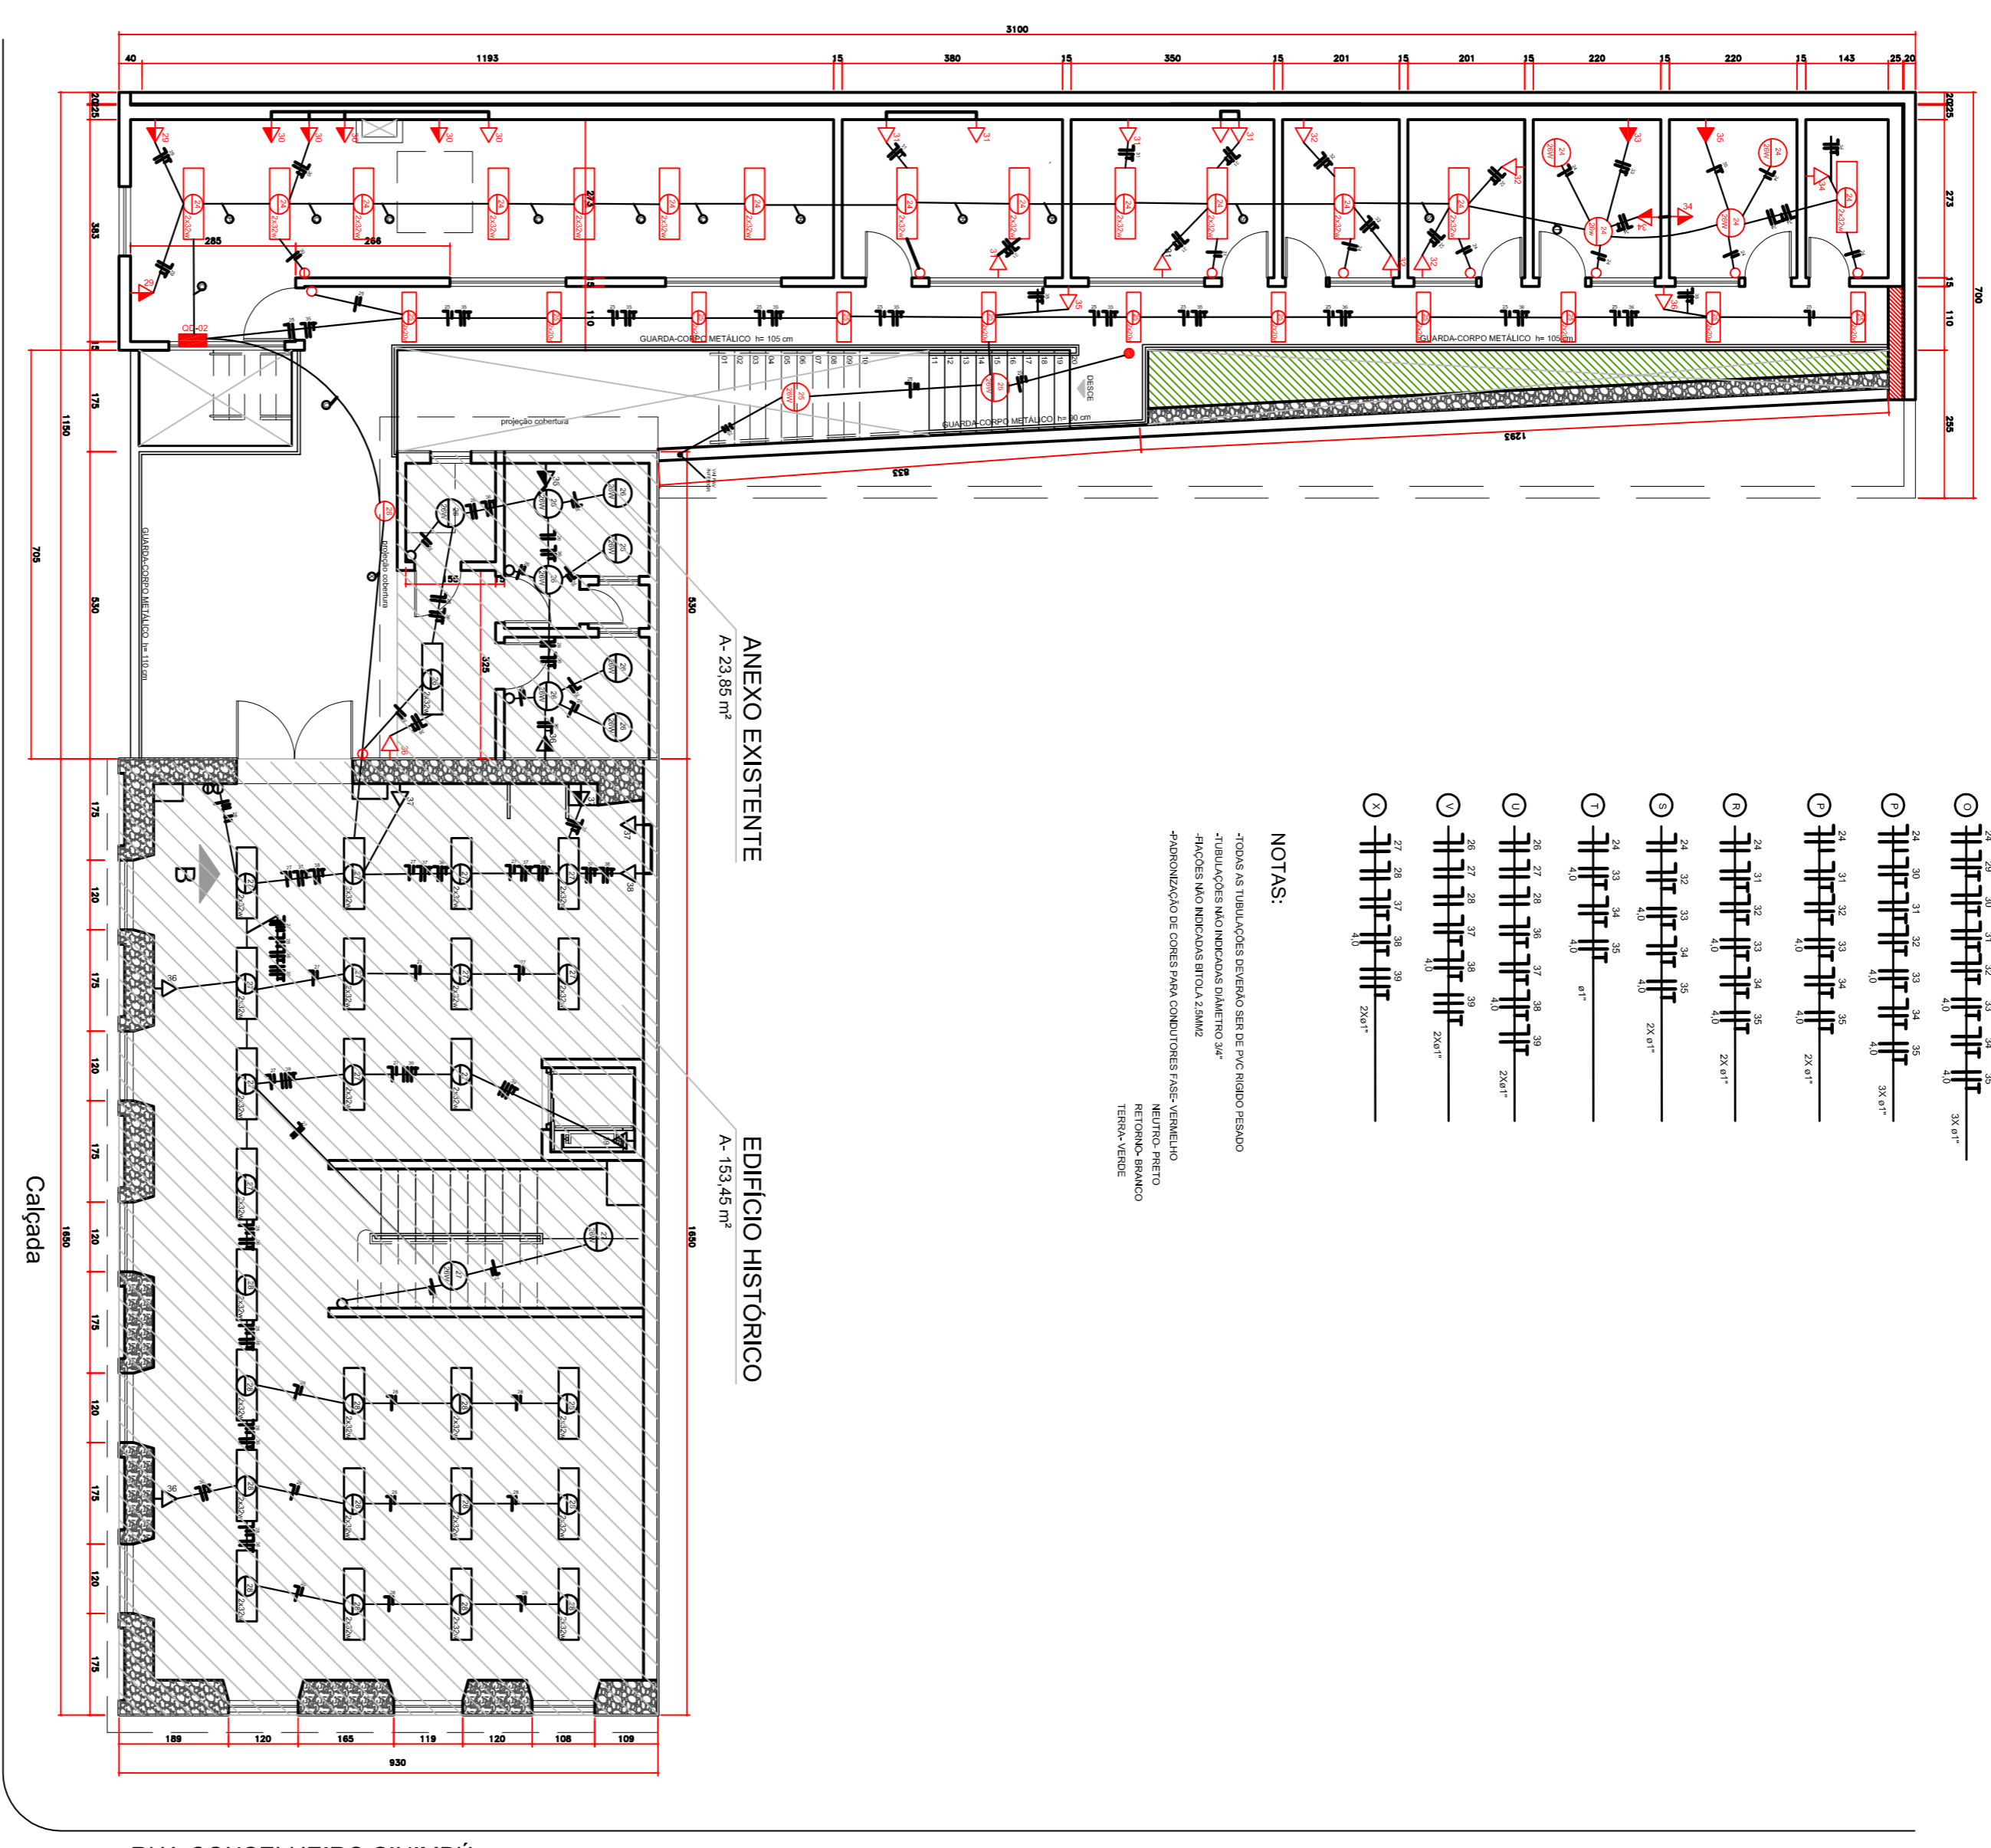

- LUMINÁRIA EM POLICARBONATO PARA LAMPADA FLUORESCENTE 2x32W NO TETO - CX. 4" x 4" (FUNDO MOVEL)
- PONTO DE LUZ INCANDESCENTE OU FLUORESCENTE COM PAINEL NO TETO - CX. 4" x 4" (FUNDO MOVEL)
- QUADRO DE DISTRIBUIÇÃO DE LUZ E TOMADAS h=1300mm
- TUBUAÇÃO PELO TETO
- TUBUAÇÃO PELO PISO OU PAREDE
- TUBUAÇÃO COM CONDUTORES NEUTRO, FASE, RETORNO E TERRA. BITOLA 2,5mm<sup>2</sup>, CIRCUITO 2.
- INTERRUPTOR DE 1 TECLA SIMPLES - CX. 2" x 4" h=1100mm
- IDEM, 2 TECLAS SIMPLES
- IDEM, 3 TECLAS SIMPLES
- IDEM, 1 TECLA PARALELA
- IDEM, 1 TECLA BIPOLAR
- CONJUNTO INTERRUPTOR 1 TECLA SIMPLES COM TOMADA MONOFÁSICA UNIVERSAL - CX. 2" x 4" h=1100mm
- TOMADA MONOFÁSICA UNIVERSAL 2P, 4, 1, 16A, COR. PRETA - CX. 2" x 4" h=300mm
- TOMADA TRIFÁSICA INDUSTRIAL 3P, 4, 1, 32A, COR. AZUL - CX. 2" x 4" h=300mm
- IDEM, h=1100mm
- PONTO PARA CHUVEIRO ELÉTRICO - CX. 2" x 4" h=2000mm

NOTAS:  
 -TODAS AS TUBULAÇÕES DEVEM SER DE PVC RIGIDO BRANCO  
 -TUBULAÇÕES METEORIZADAS DIAMETRO 25"  
 -FIDELIDADE NÃO REPRESENTA REALIDADE  
 -APROXIMAÇÃO DE CORES PARA CONDIÇÕES DE VISÃO, ORIENTADO PARA O TETO  
 -REFERENCIAL BRANCO  
 -TERRA: VERDE

PLANTA PAVIMENTO SUPERIOR

ESCALA 1/100

**PREFEITURA MUNICIPAL DE PARANAGUÁ**  
 ADMINISTRAÇÃO DR. EDSON DE OLIVEIRA KERSTEN  
 SECRETARIA MUNICIPAL DE PLANEJAMENTO, ORÇAMENTO E GESTÃO  
 SECRETARIA DE INFRAESTRUTURA URBANA

**PROJETO ELÉTRICO**

RECONSTRUÇÃO DE SOBRADO HISTÓRICO  
 INTERVENÇÃO DE RECONSTRUÇÃO

**PLANTA BAIXA**

PROPRIETÁRIO: PREFEITURA MUNICIPAL DE PARANAGUÁ  
 DATA: MARÇO/2019  
 DATA: V. APROVADO: 2014

SEC. ATRIB. INDICADA: ALAN  
 IRRADIADO: ALAN  
 AREA: 63,34 m<sup>2</sup>

AUTOR DO PROJETO: ALAN ANGEL SOARES  
 CREA: 70183-2/PRE

PRIMEIRA: FRANCIATA  
 DATA: 02/02