




PLANTA BAIXA  
ABRIGO DE RESÍDUOS  
ESCALA 1:25

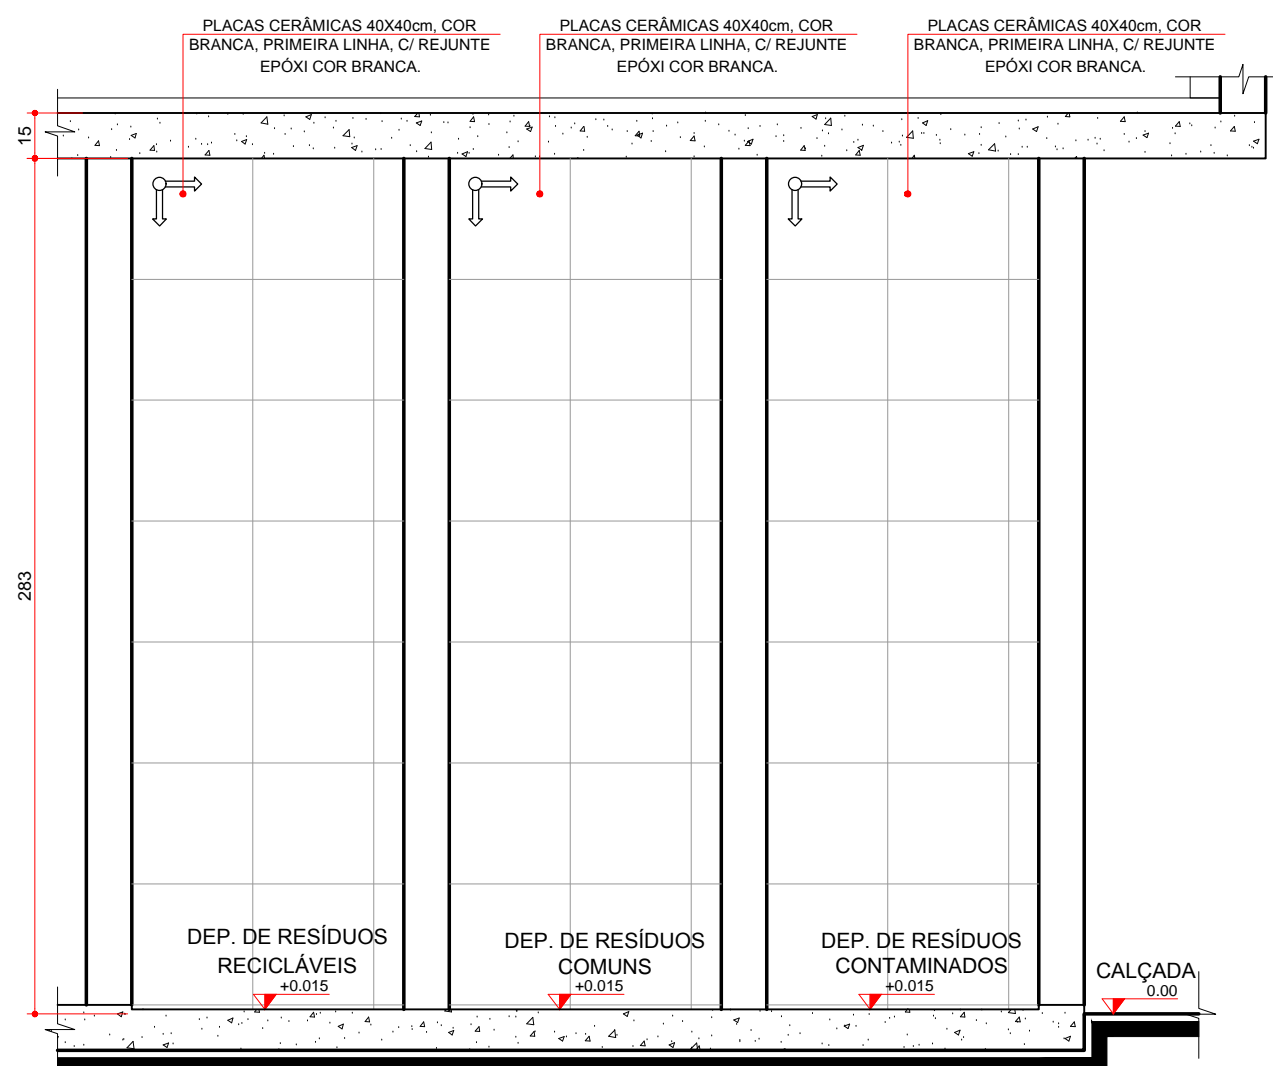


SECCÃO AA  
ABRIGO DE RESÍDUOS  
ESCALA 1:25

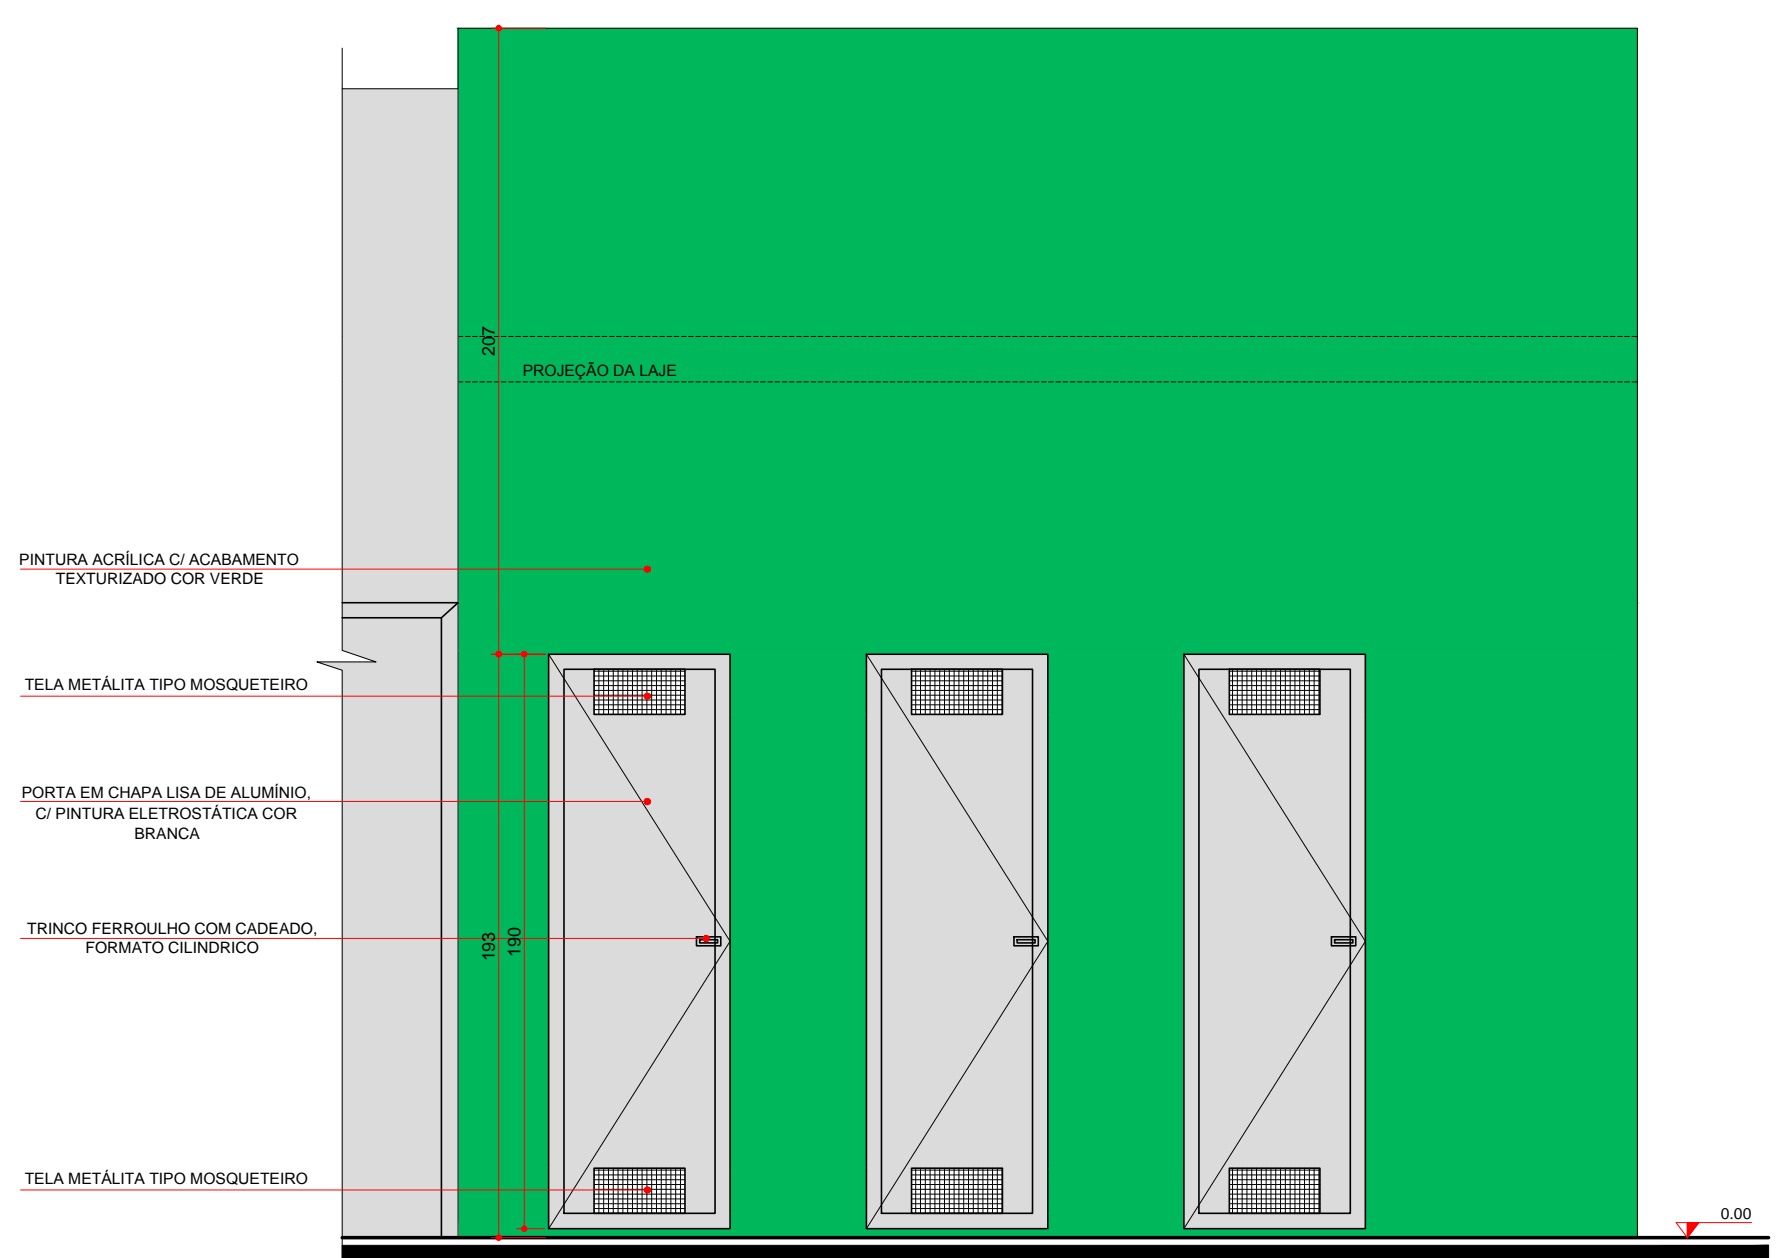


ELEVÇÃO 01  
ABRIGO DE RESÍDUOS  
ESCALA 1:25

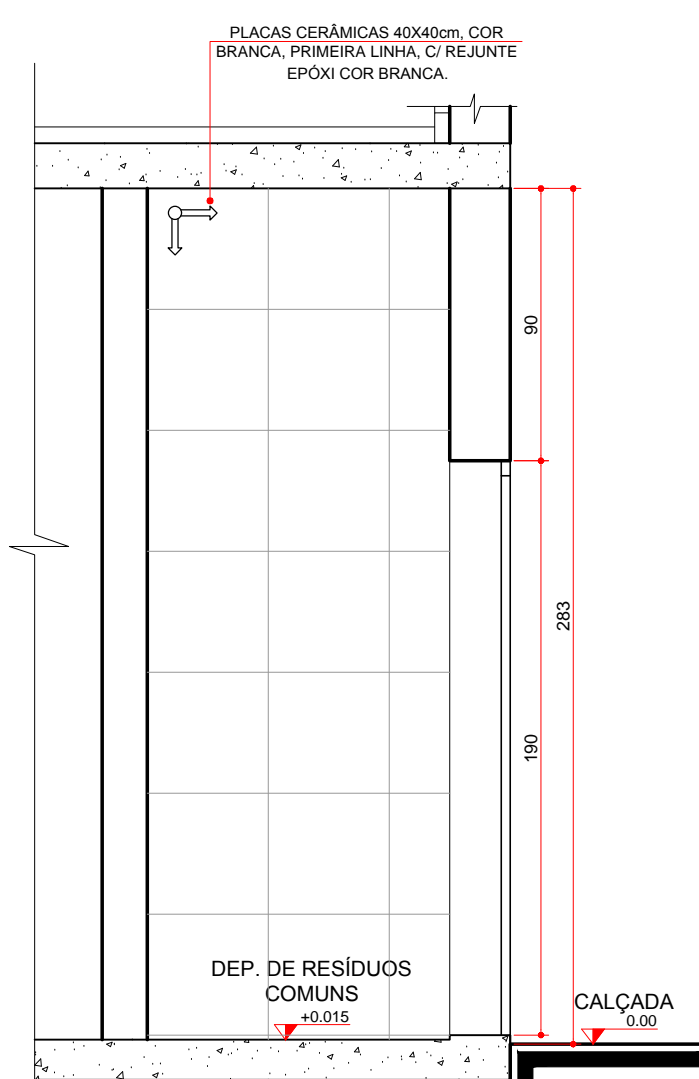


SECCÃO BB  
ABRIGO DE RESÍDUOS  
ESCALA 1:25

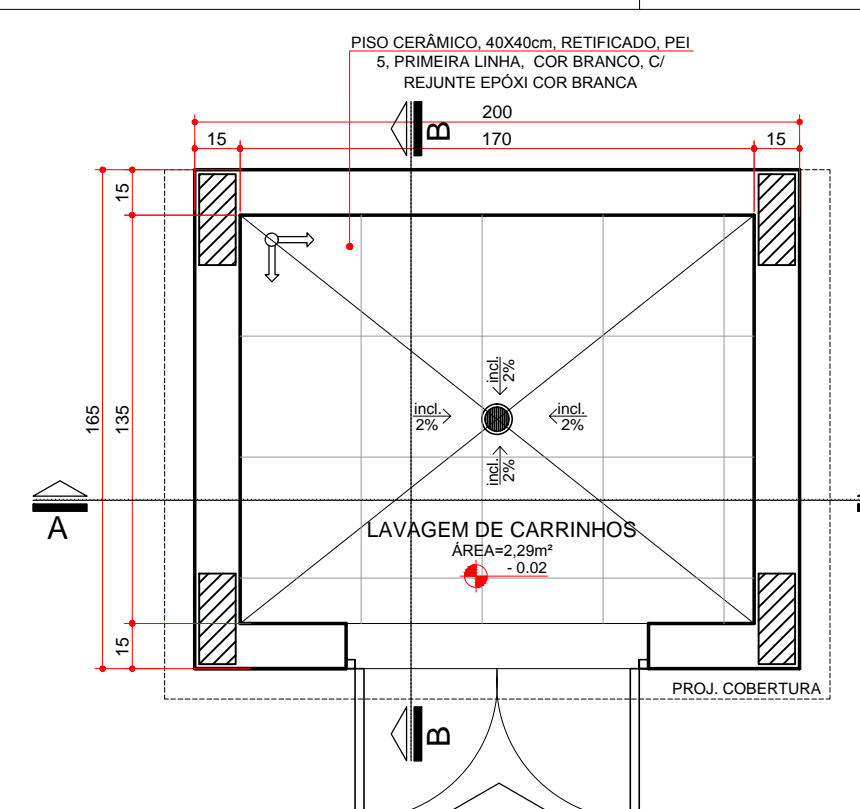


PLANTA BAIXA  
LAV. DE CARRINHOS  
ESCALA 1:25

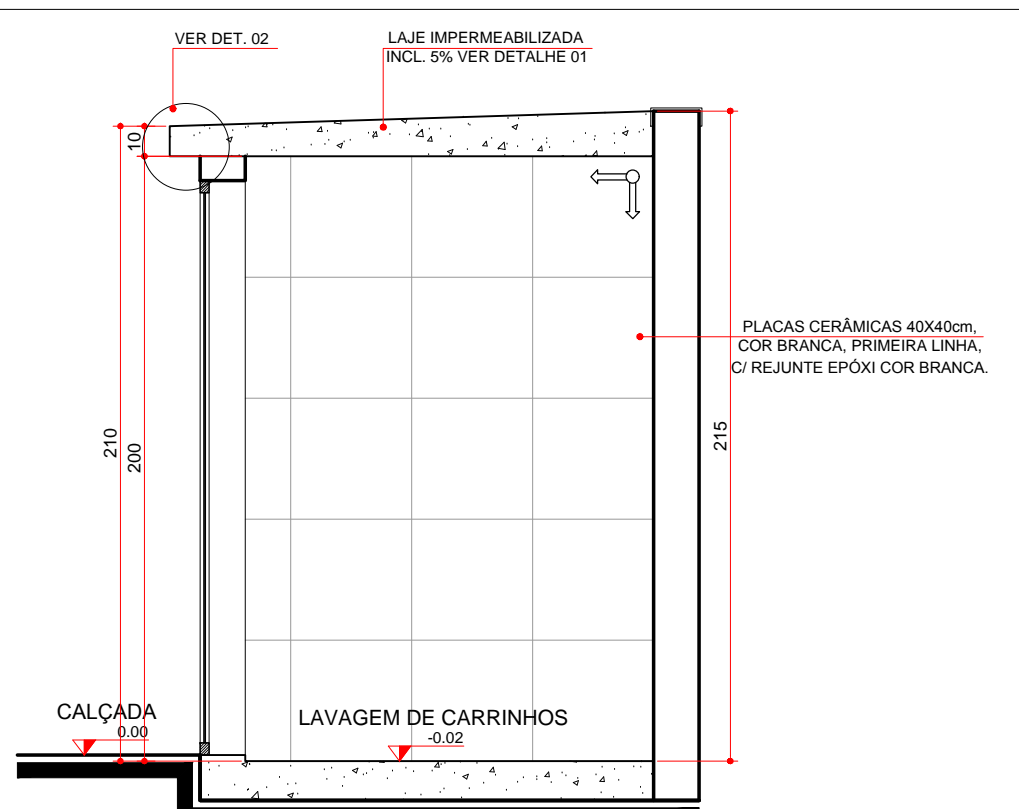


SECCÃO BB  
LAV. DE CARRINHOS  
ESCALA 1:25

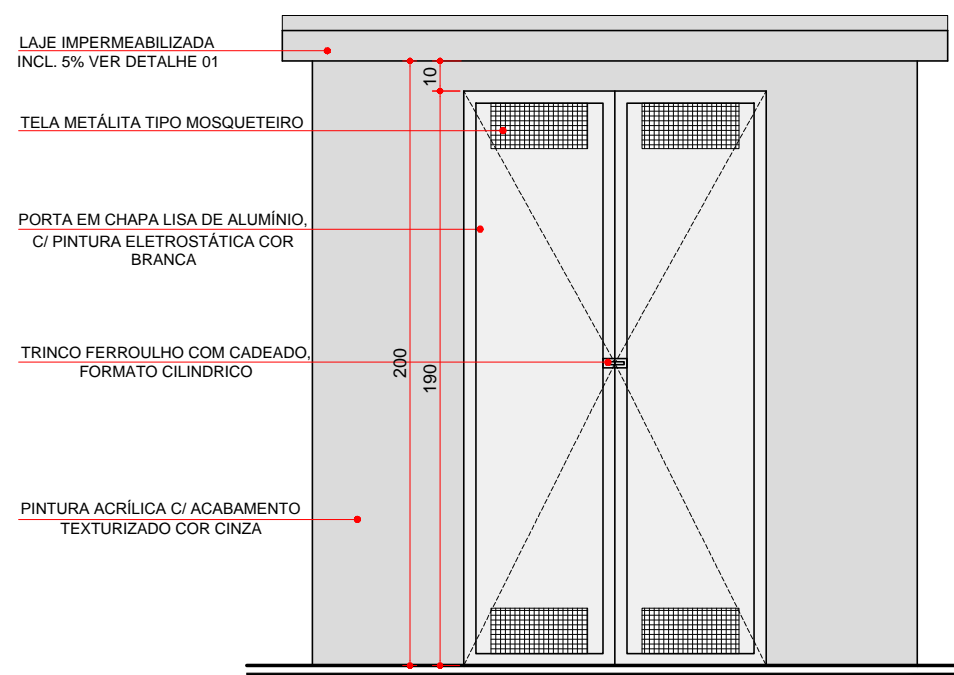

ELEVÇÃO 01  
LAV. DE CARRINHOS  
ESCALA 1:25

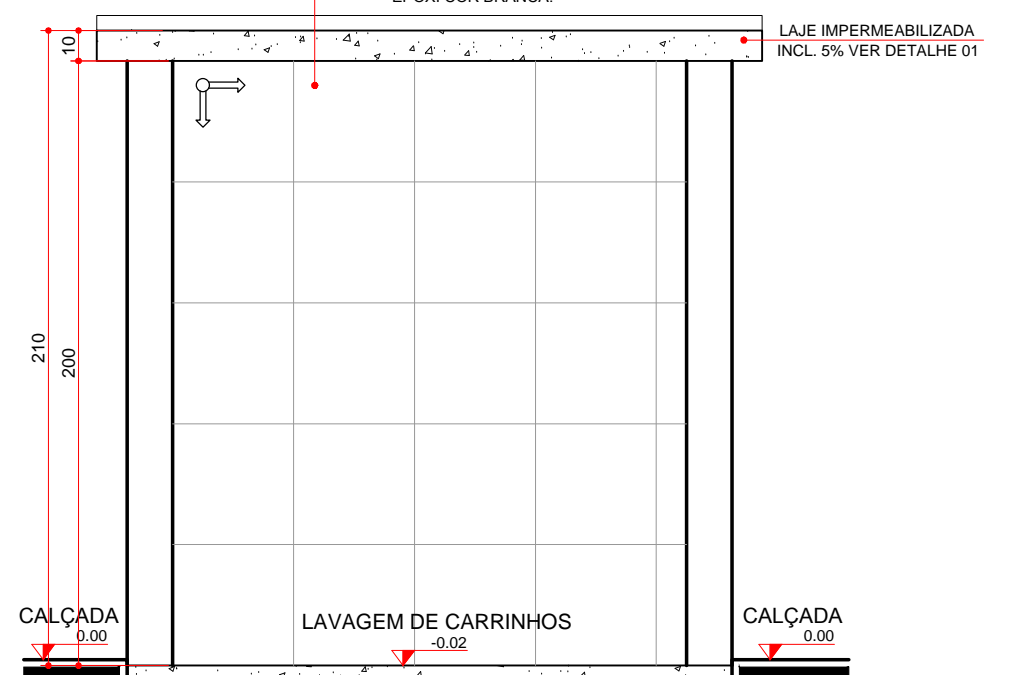

SECCÃO AA  
LAV. DE CARRINHOS  
ESCALA 1:25

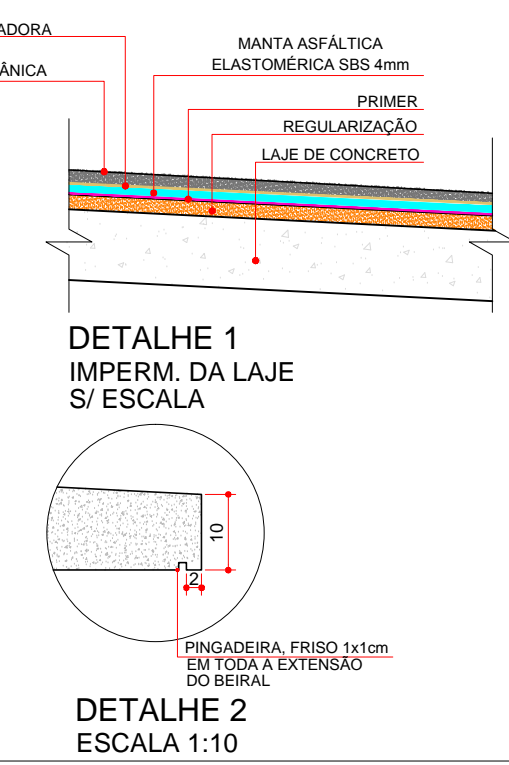

DETALHE 2  
ESCALA 1:10

**GOVERNO DO ESTADO DO PARANÁ**  
SEIL - SECRETARIA DE INFRAESTRUTURA E LOGÍSTICA  
PARANÁ EDIFICAÇÕES  
GERÊNCIA DE PROJETOS

PROPRIETÁRIO: GOVERNO DO ESTADO DO PARANÁ	MUNICÍPIO: CURITIBA-PR
UNIDADE: DE SAÚDE DA FAMÍLIA- PORTE 3	ESCRITÓRIO REGIONAL:
LOCAL: UNIDADE PADRÃO PARA O ESTADO DO PARANÁ	TIPO: CONSTRUÇÃO
AUTOR DO PROJETO / REGISTRO PROF.: CARLOS MARCHESI/ CAL: A32642-9/PR	PROJETO: <b>ARQUITETÔNICO</b>
RESPONSÁVEL TÉCNICO / REGISTRO PROF.:	REFERÊNCIA: <b>DET. DE RESÍDUOS E LAV. CARRINHOS</b>
MEP-ARQUITETURA E PLANEJAMENTO LTDA-EPP CNPJ: 06.164.906/0001-28 CALLE: PIR 41.784-4 RUA MILTON GAVETTI, 369, JD. UNIVERSITÁRIO, LONDRINA-PR CEP: 86203-680 E-MAIL: carlos@meparquitetura.arq.br / SITE: www.meparquitetura.arq.br	DESENHO: CARINE ENCHINAS DATA: MARÇO / 2014 ESCALA DO DESENHO: 1:25 ARQUIVO: ARO_DET_RESIDUOS LAV. CARRINHOS_USF_3_1600

**ARQ 11 16**