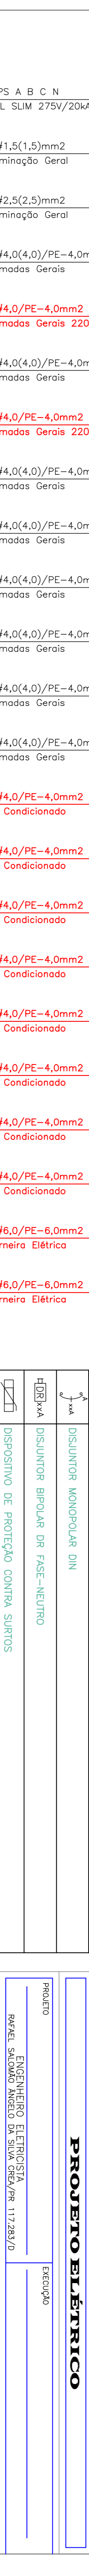


- OD-1, EMBUITO, EM CHAPA DE AÇO, 1000x600x200mm C/GERAL, 3X100A, BARRAMENTO 1 1/8" 3F+N+T PARA 100A, PLACA DE MONTAGEM ATERMADA, PROTEÇÃO ANTI-COIQUE EM ACRILICO e=5,0mm C/ ABERTURAS NAS MANOPLAS DOS DISJUNTORES.

**DETAHE ENTRADA DE ENERGIA - VISTA FRONTAL**  
ESCALA 1:25

**SIMBOLOGIA**

	DISJUNTOR TRIPOLAR DIN
	DISJUNTOR BIPOLAR DIN
	DISJUNTOR MONOPOLAR DIN
	DISJUNTOR BIPOLAR DR FASE-NEUTRO
	DISPOSITIVO DE PROTEÇÃO CONTRA SURTOS
	BARRAMENTO DE COBRE ELETRODUTO



**Diagrama Unifilar**  
SE

ODS	PF	POTENCIA	TIPO	QTD	UNID	COMENTARIO
IL.1	0,95	100W	ILUMINACAO	3	ODS	
IL.2	0,95	100W	ILUMINACAO	3	ODS	
IL.3	0,95	100W	ILUMINACAO	3	ODS	
TUG.1	0,95	100W	TOMADA	12	ODS	
TUG.2	0,95	100W	TOMADA	12	ODS	
TUG.3	0,95	100W	TOMADA	12	ODS	
TUG.4	0,95	100W	TOMADA	12	ODS	
TUG.5	0,95	100W	TOMADA	12	ODS	
TUG.6	0,95	100W	TOMADA	12	ODS	
TUG.7	0,95	100W	TOMADA	12	ODS	
TUG.8	0,95	100W	TOMADA	12	ODS	
TUG.9	0,95	100W	TOMADA	12	ODS	
TUG.10	0,95	100W	TOMADA	12	ODS	
TUG.11	0,95	100W	TOMADA	12	ODS	
TUG.12	0,95	100W	TOMADA	12	ODS	
TUG.13	0,95	100W	TOMADA	12	ODS	
TUG.14	0,95	100W	TOMADA	12	ODS	
TUG.15	0,95	100W	TOMADA	12	ODS	
AC.1	0,95	100W	AR CONDICIONADO	7	ODS	
AC.2	0,95	100W	AR CONDICIONADO	7	ODS	
AC.3	0,95	100W	AR CONDICIONADO	7	ODS	
AC.4	0,95	100W	AR CONDICIONADO	7	ODS	
AC.5	0,95	100W	AR CONDICIONADO	7	ODS	
AC.6	0,95	100W	AR CONDICIONADO	7	ODS	
AC.7	0,95	100W	AR CONDICIONADO	7	ODS	
BR.1	0,95	100W	ALARME	1	ODS	
TOE.1	0,95	100W	TOURNEIRO	2	ODS	
TOE.2	0,95	100W	TOURNEIRO	2	ODS	
<b>TOTAL GERAL</b>	<b>0,95</b>	<b>100W</b>		<b>100</b>	<b>ODS</b>	

ESCALA	INDICADA	CONTEUDO	DIAGRAMAS UNIFILARES
DATA	OUTUBRO/2018	ENTRADA DE ENERGIA	
DESENHO	MATEUS T. SANTOS	LOCAL	RUA MARCOS - VIA GUARANI
			PROTEÇÃO - PR
			02/02

**ENGEON** FENHENRATA

ESCOLA MUNICIPAL JOSÉ DE ANCHIETA

**PROJETO ELÉTRICO**

PROPRIETÁRIO: PESTREIRA, LUCIANO DE FARIAS  
CNPJ: 16.017.459/0001-15

PROJETO: ESCOLA MUNICIPAL JOSÉ DE ANCHIETA  
CNPJ: 16.017.459/0001-15

ESCALA: INDICADA

CONTEUDO: DIAGRAMAS UNIFILARES

DATA: OUTUBRO/2018

ENTRADA DE ENERGIA

DESENHO: MATEUS T. SANTOS

LOCAL: RUA MARCOS - VIA GUARANI

PROTEÇÃO: PR

02/02

CONTACTO: 3300-9001