


PLANTA BAIXA - 1º PAVIMENTO  
ESCALA 1:50

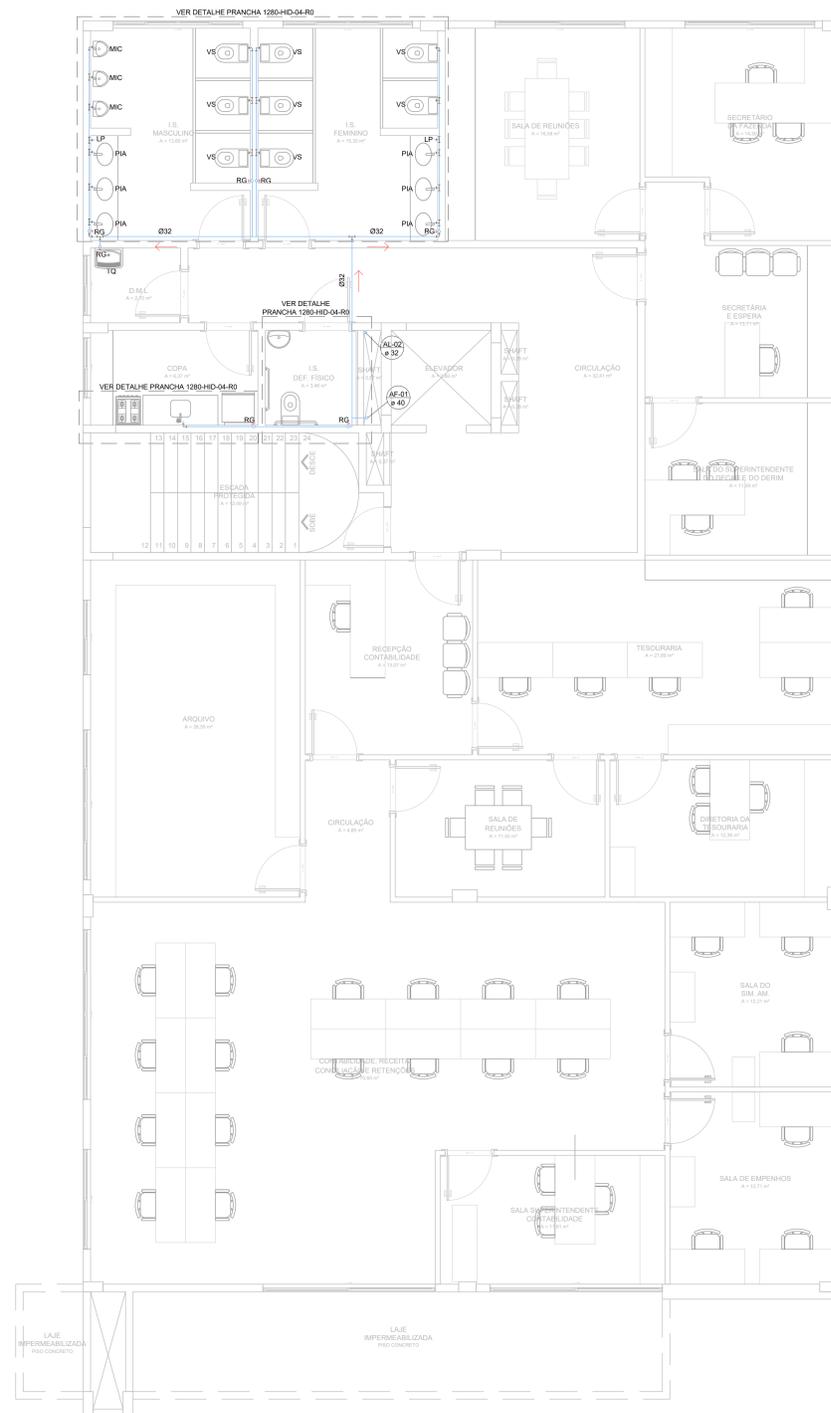

PLANTA BAIXA - 2º PAVIMENTO  
ESCALA 1:50

LEGENDA	
	SENTIDO DO FLUXO
	TUBULAÇÃO DE ÁGUA POTÁVEL
	AF - TUBULAÇÃO DE ÁGUA FRIA
	Ø - DIÂMETRO DA TUBULAÇÃO
	AL - TUBULAÇÃO DE ALIMENTAÇÃO
	Ø - DIÂMETRO DA TUBULAÇÃO

00	EMIÇÃO INICIAL	31/10/2016
Nº	REVISÃO	DATA

		PROJETO Nº <b>1280/16</b>
CLIENTE <b>MUNICÍPIO DE PARANAGUÁ</b>		PROPRIETÁRIO PREFEITURA DE PARANAGUÁ UNIDADE DE GERENCIAMENTO DE PROGRAMAS
PROJETO <b>PRÉDIO ADM. DA PREFEITURA DE PARANAGUÁ</b>		PROJETO DEFINITIVO ( X ) PROJETO NÃO DEFINITIVO ( )
CONTEÚDO <b>PLANTA 1º E 2º PAVIMENTO - ÁGUA FRIA</b>		
FRANCHA Nº <b>02/10</b>	RESPONSÁVEL TÉCNICO SÉRGIO LUIZ DO AMARAL LOZOVEY CREA/SC 13708-0	
AUTOR DO PROJETO SÉRGIO LOZOVEY	CAD LEONARDO RENESE	DATA 03/2016
REVISÃO 00	ESCALA ARQUIVO	CONTROLADOR DE PROJETOS PROJETO NÃO DEFINITIVO ( )
VERIFICAÇÃO ALVARO VANULLI	INDICADA	PROJETO NÃO DEFINITIVO ( )
ÁREA 1.850,00 m²		