




PLANTA BAIXA - COBERTURA
ESCALA 1:50

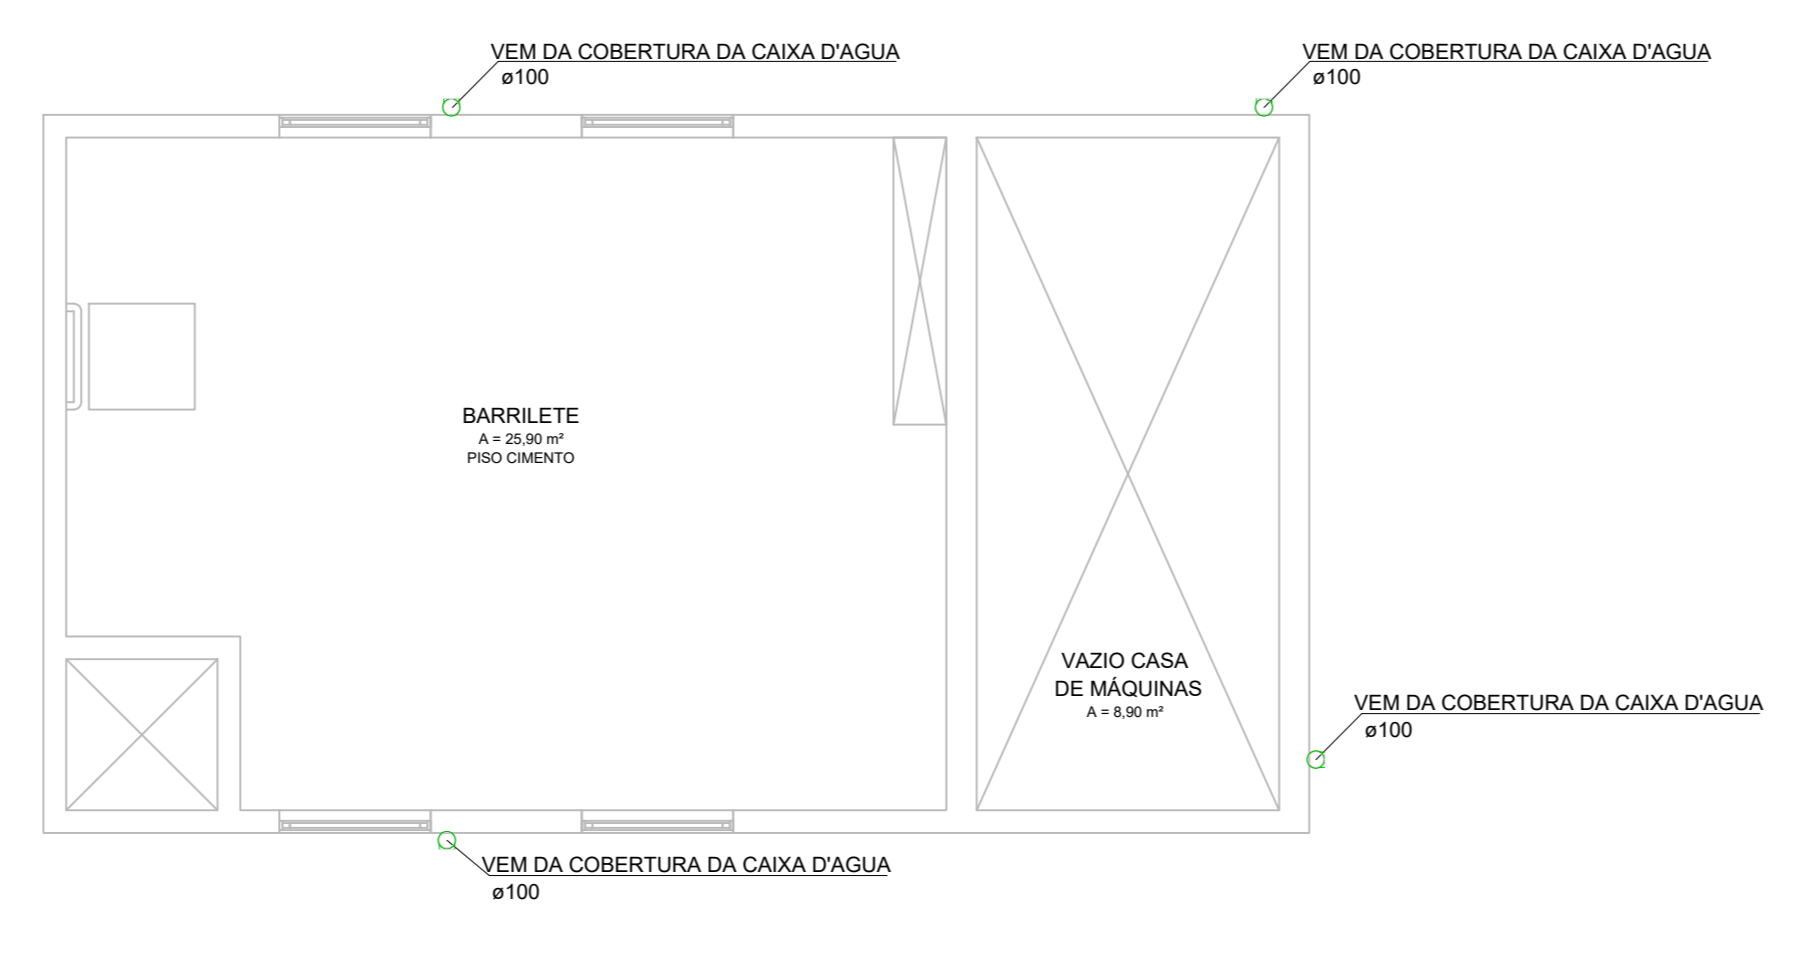

PLANTA BAIXA - BARRILETE
ESCALA 1:50

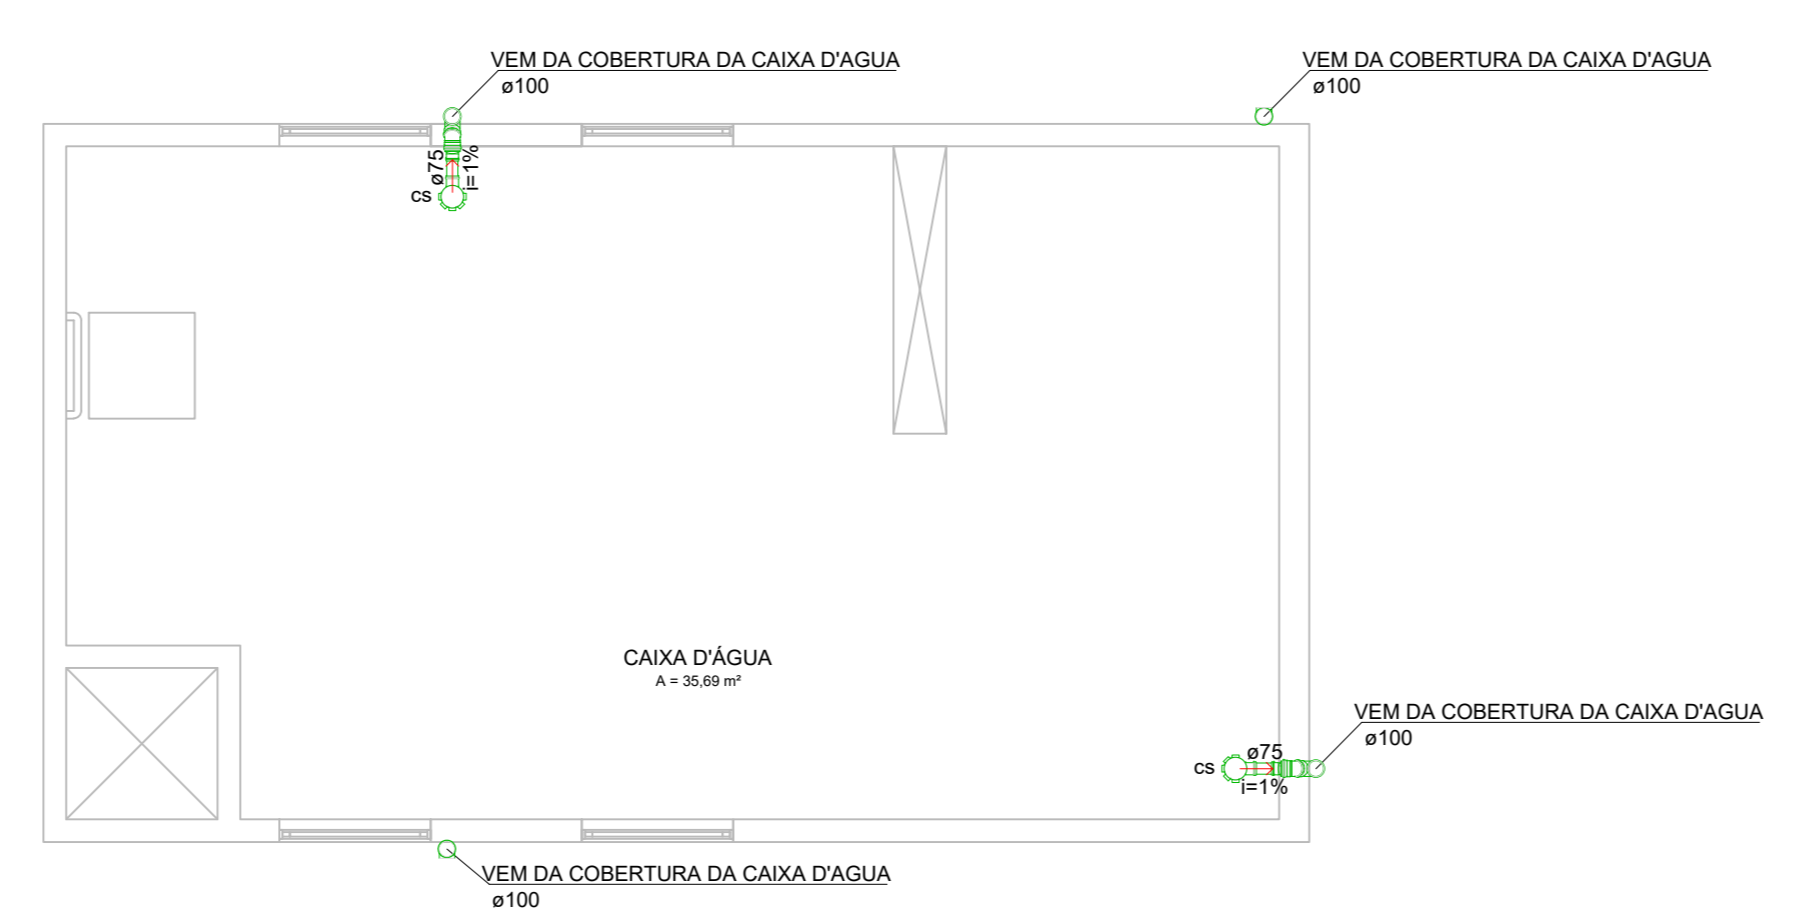


PLANTA BAIXA - CAIXA D'ÁGUA
ESCALA 1:50

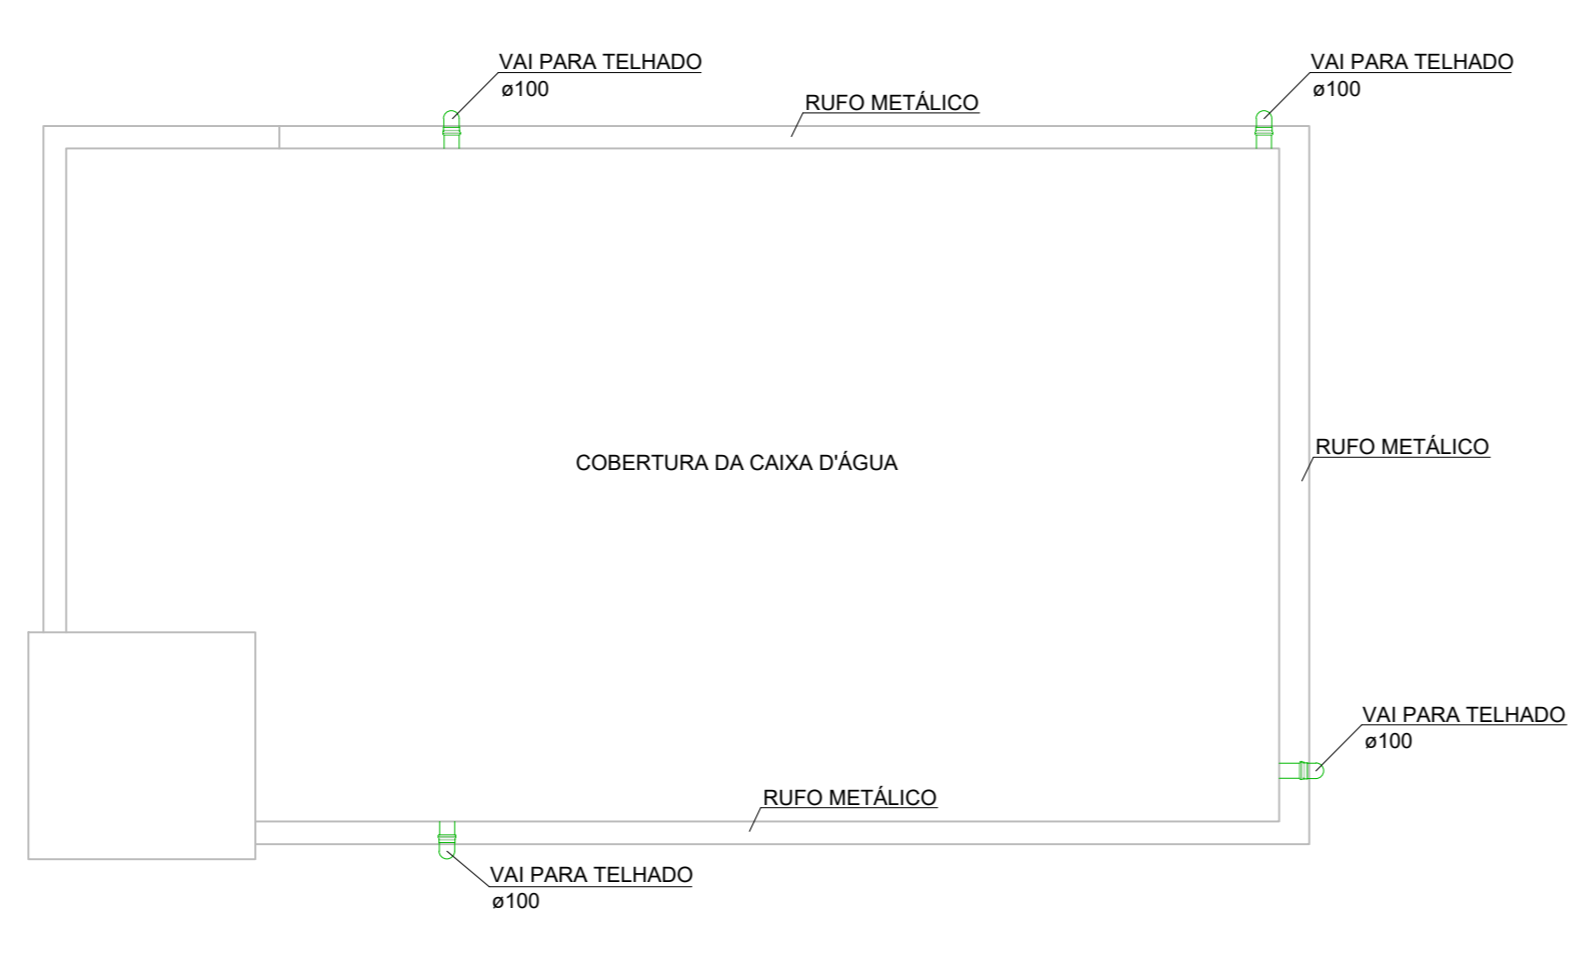


COBERTURA - CAIXA D'ÁGUA
ESCALA 1:50


ITEM	DISCRIMINAÇÃO
1	REGISTRO DE GAVETA
2	CURVA MACHO FEMEA
3	TE 90°
4	MOTORBOMBA SUBMERSIVEL
5	CURVA MACHO
6	VALVULA DE RETENÇÃO
7	BIDIM
8	LUXA
9	TAMPA D=500mm

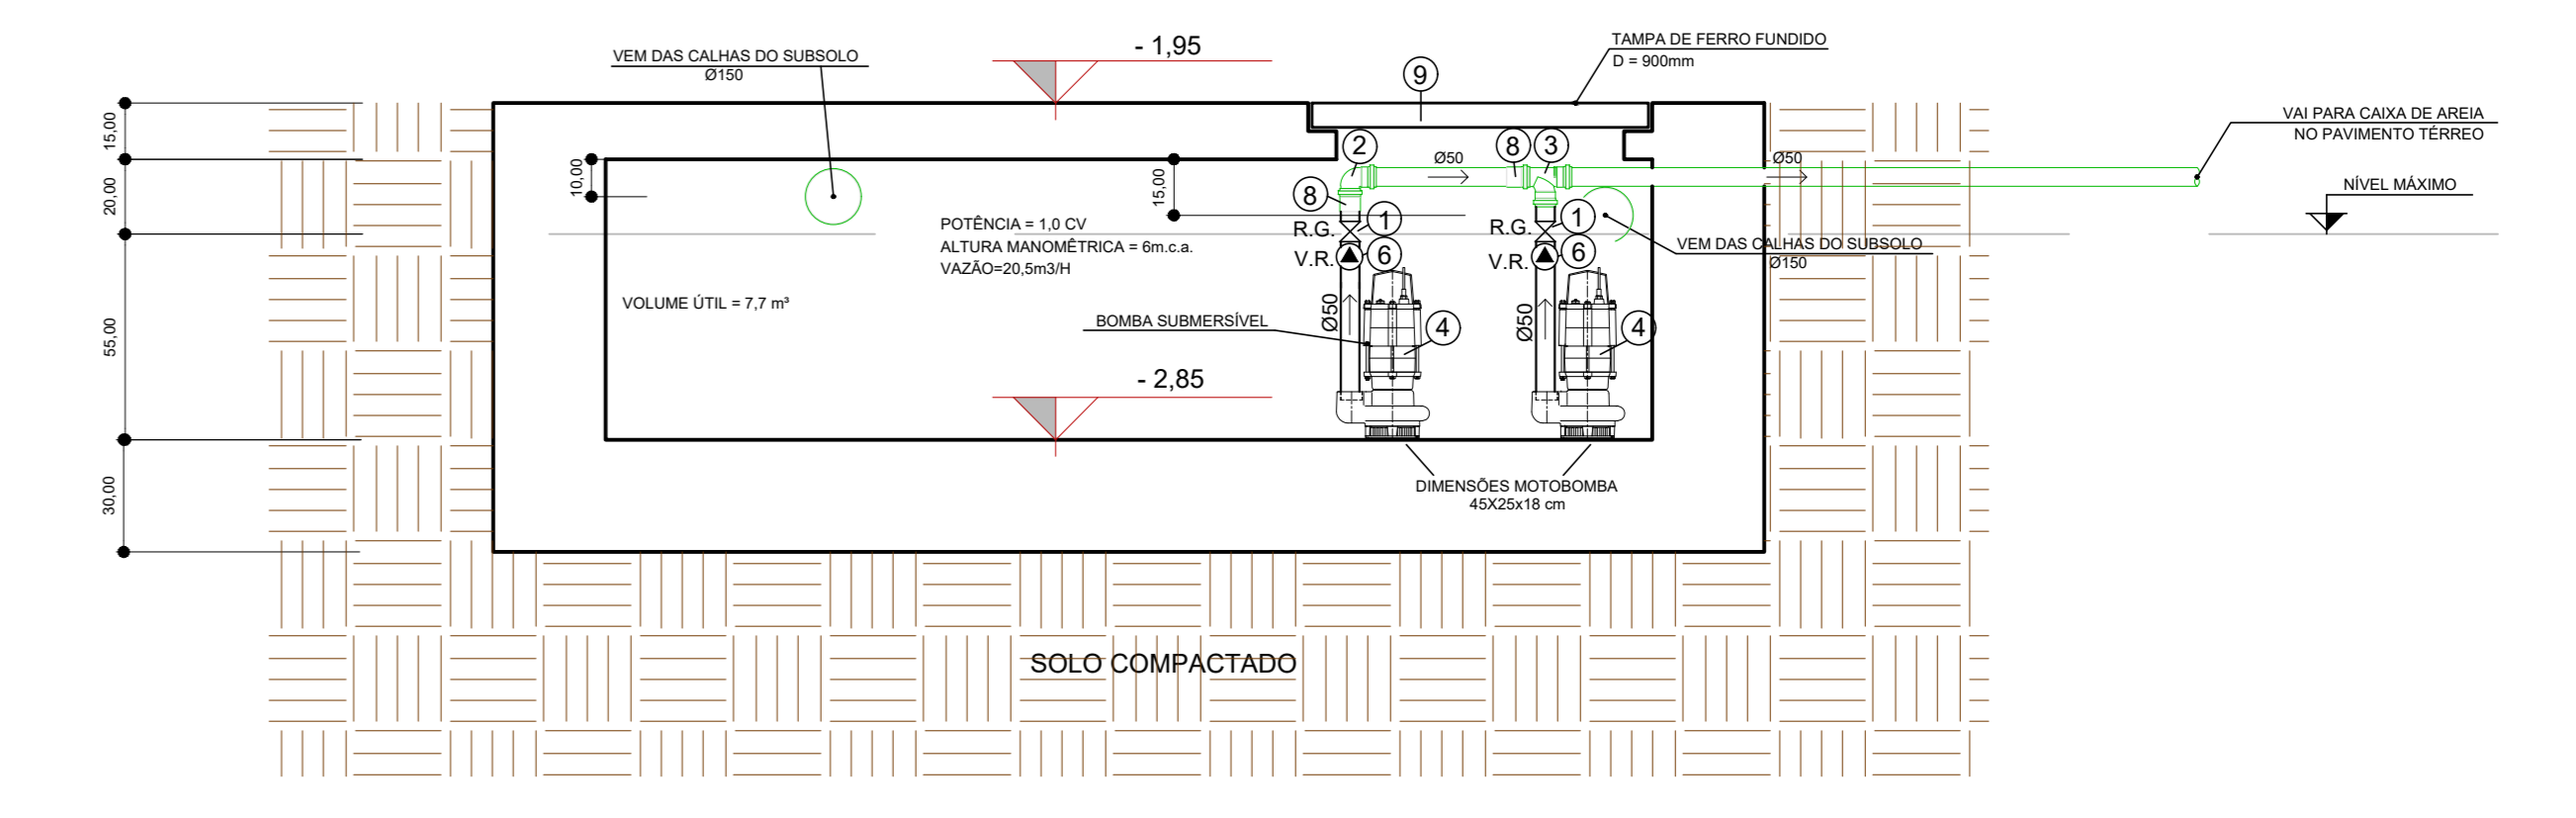


CORTE AA
ESCALA 1:50

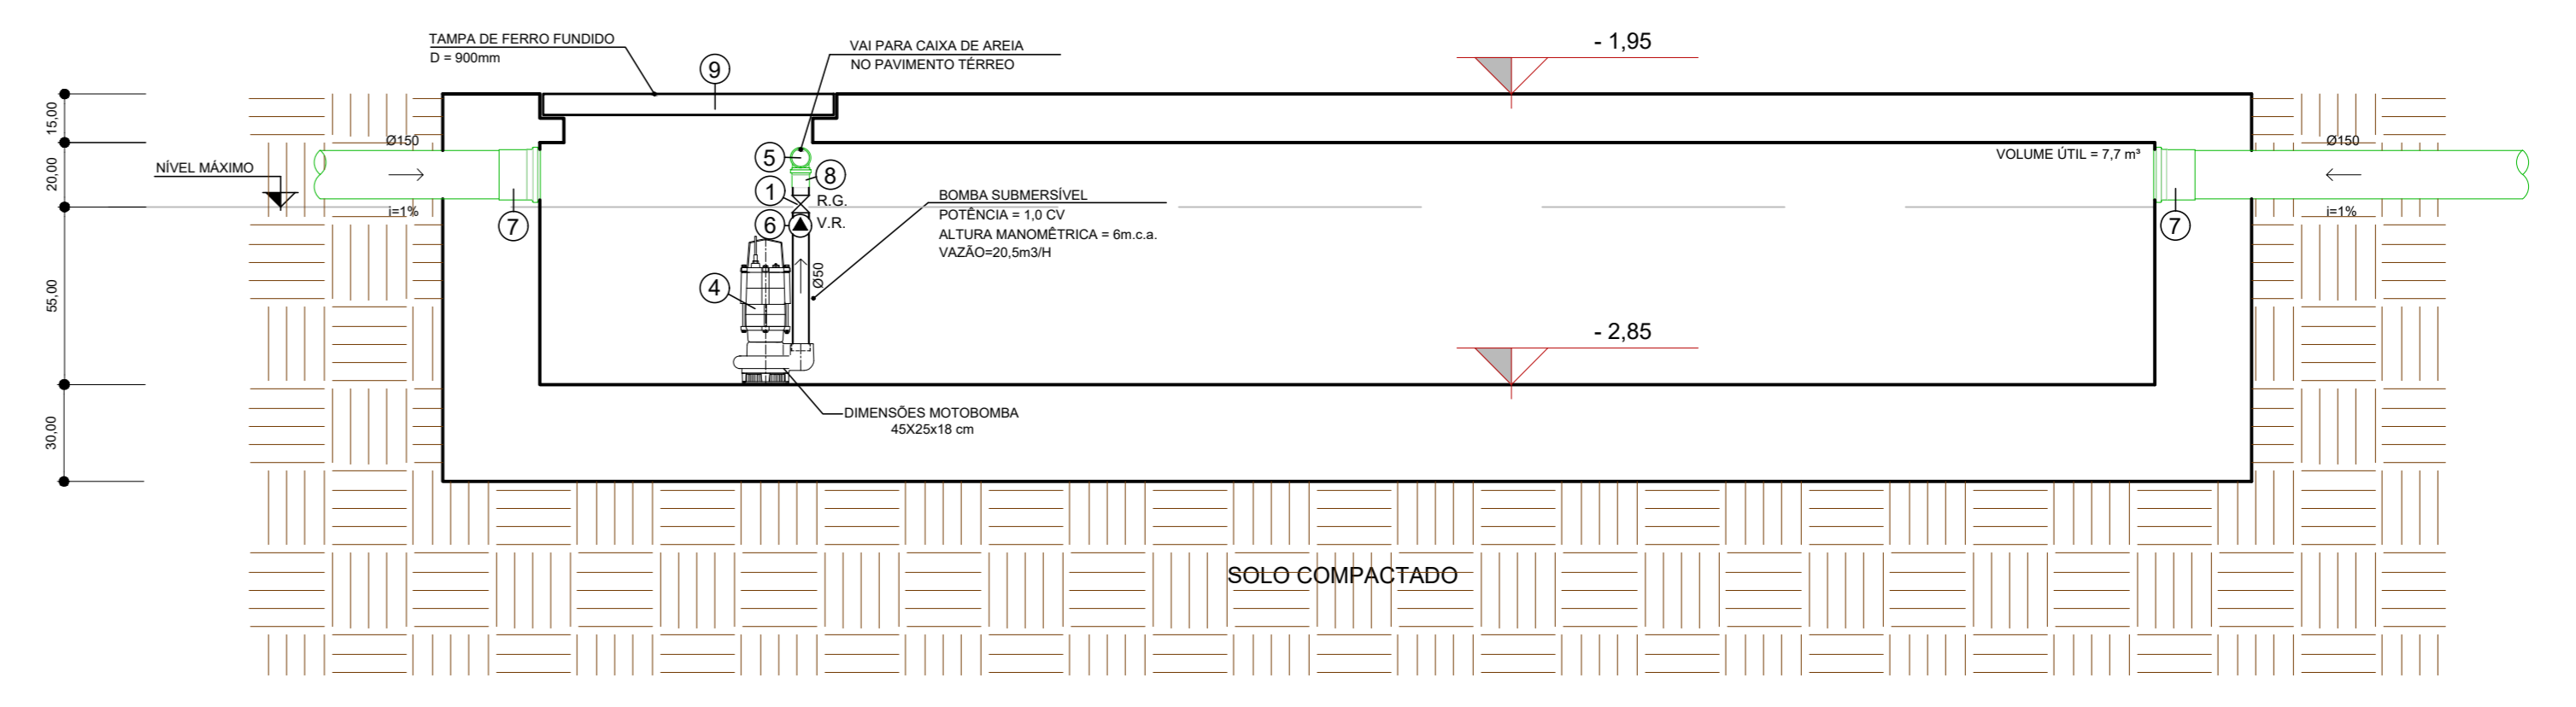

CORTE BB
ESCALA 1:50

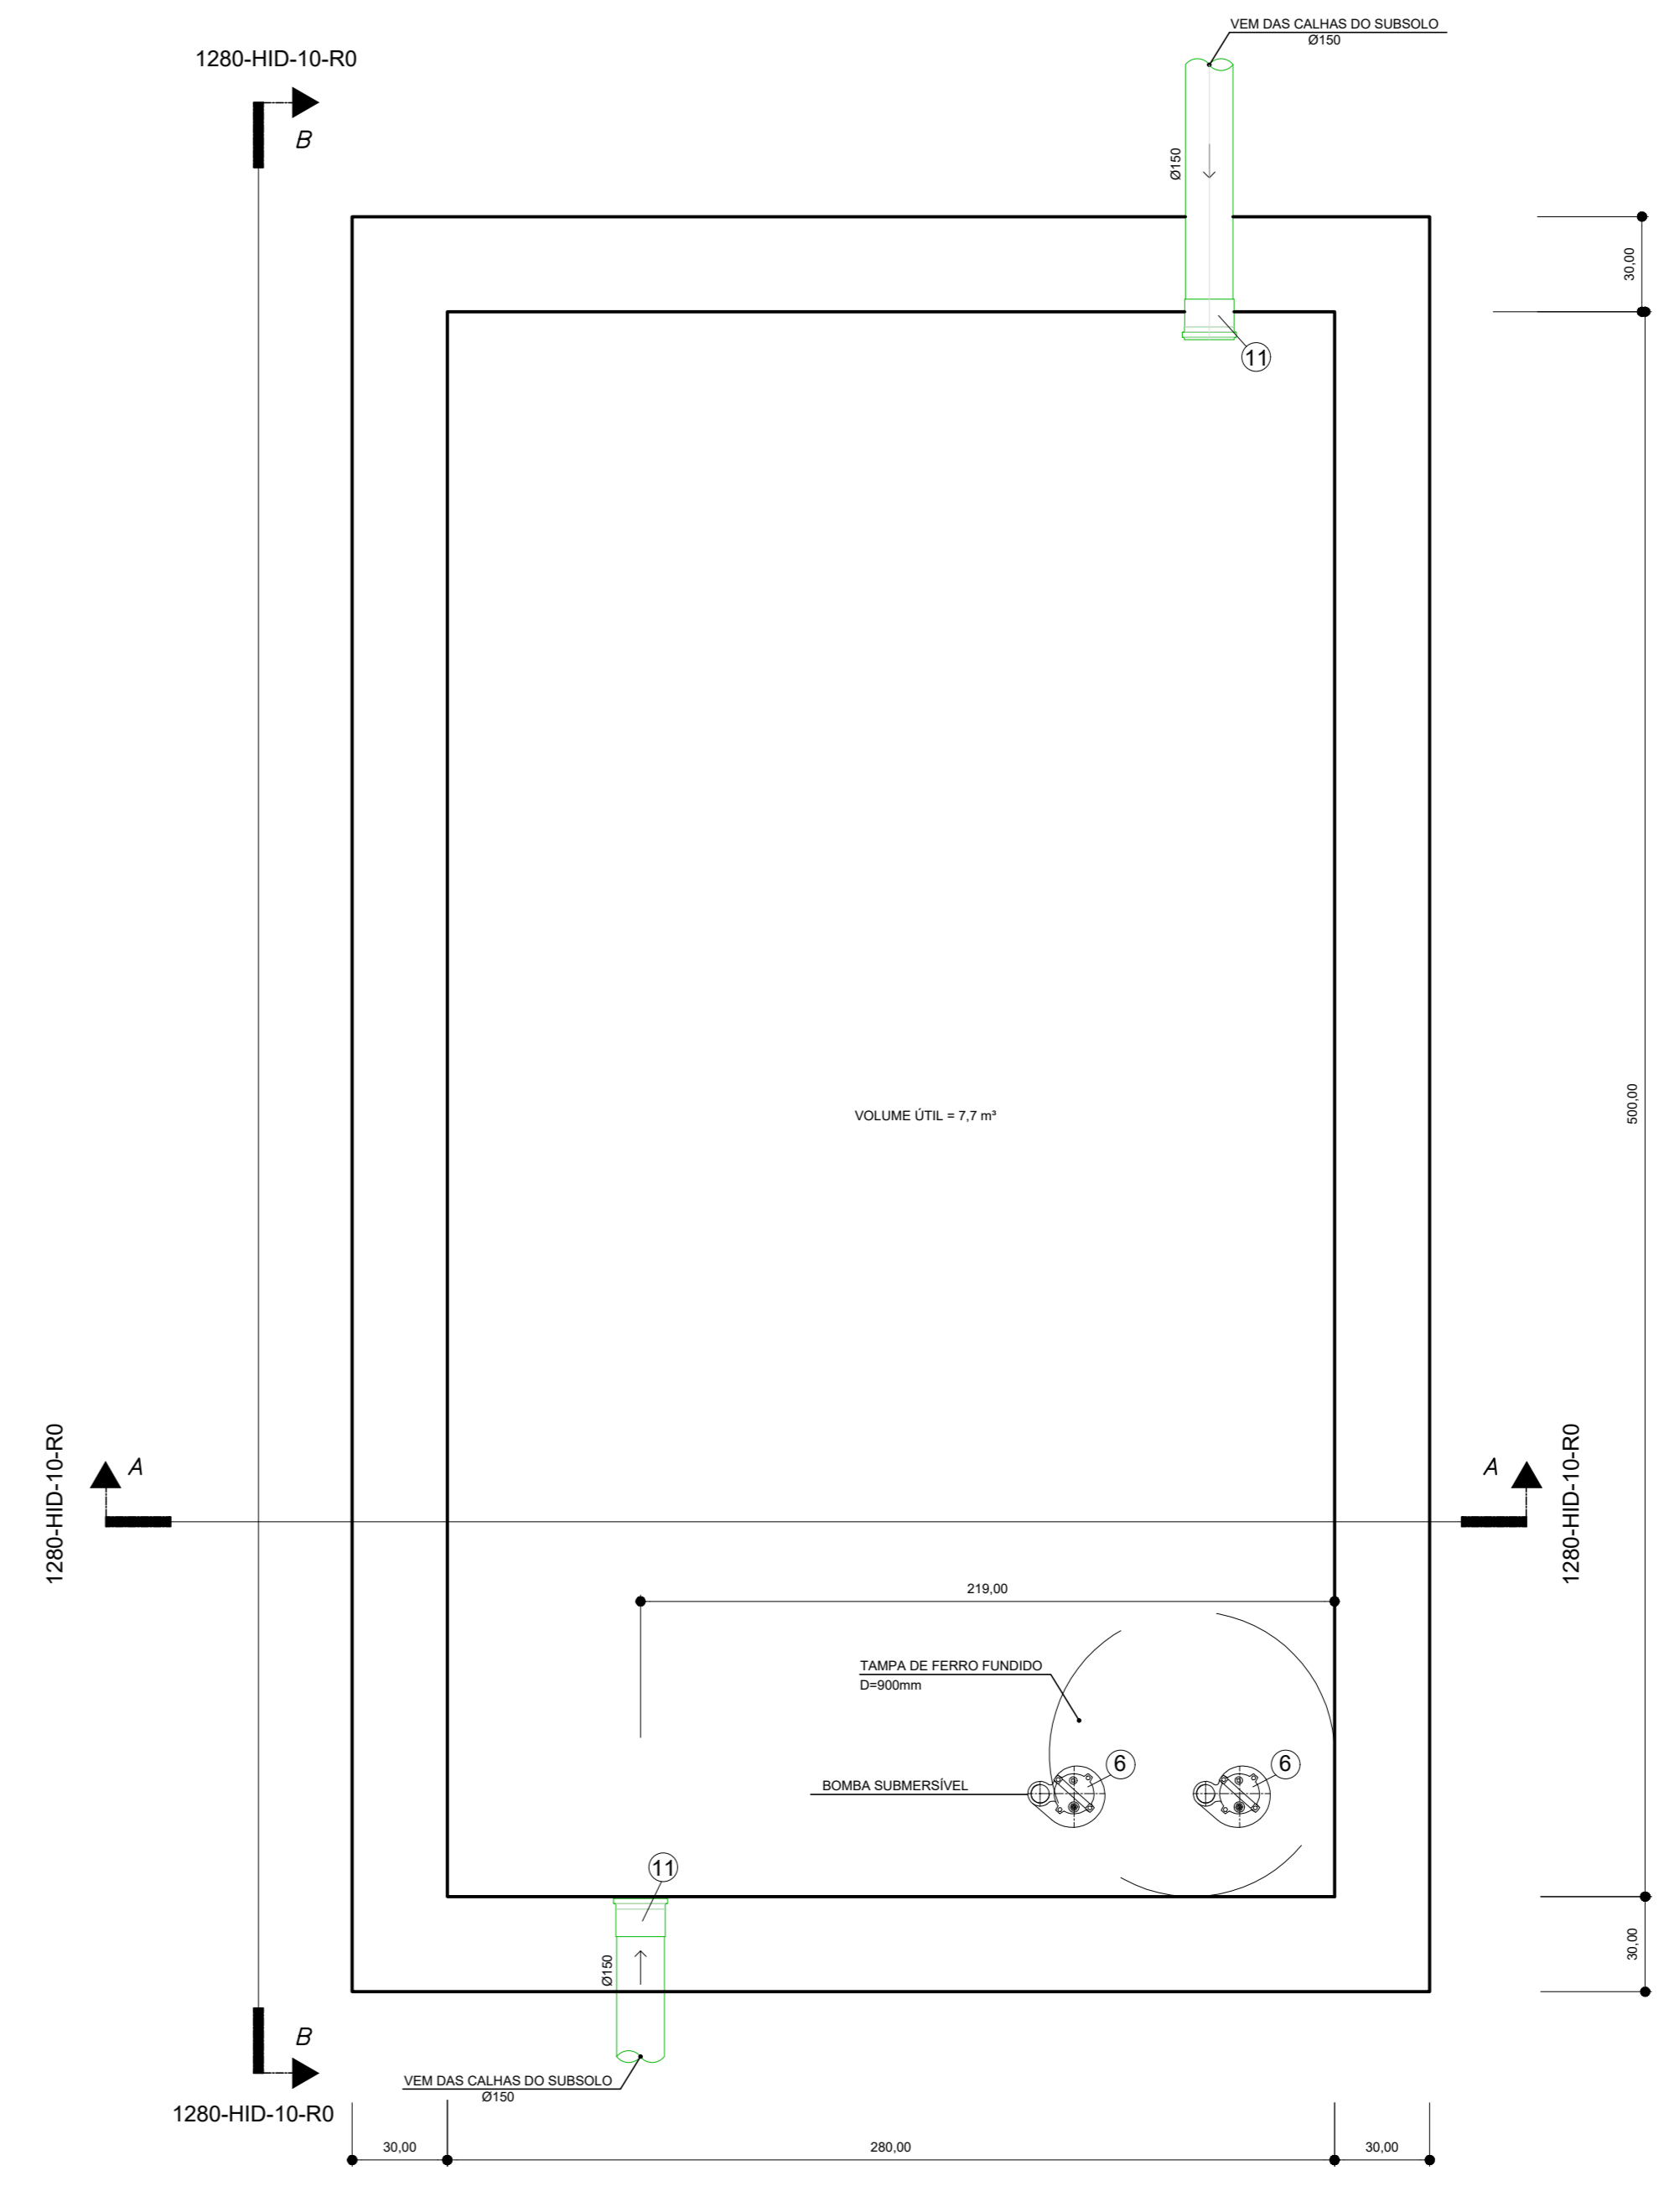

PLANTA BAIXA - RESERVATÓRIO ÁGUAS PLUVIAIS
ESCALA 1:20

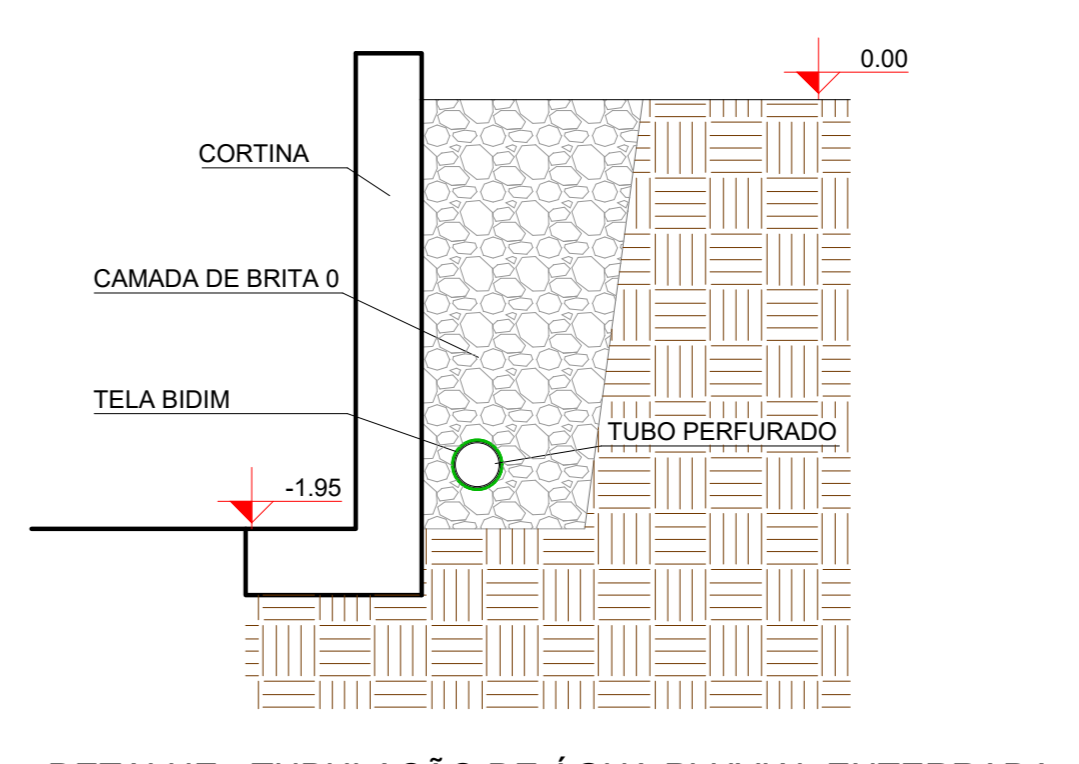

DETALHE - TUBULAÇÃO DE ÁGUA PLUVIAL ENTERRADA
ESCALA 1:30

LEGENDA	
	SENTIDO DO FLUXO
	TUBULAÇÃO DE ÁGUA PLUVIAL
CA	CA - CAIXA DE AREIA
AP	AP - TUBULAÇÃO DE ÁGUA PLUVIAL
Ø	Ø - DIÂMETRO DA TUBULAÇÃO
EXCLUSIVIDADES MÍNIMAS ADOPTADAS:	
	TUBO ø75mm OU INFERIOR 2%
	TUBO ø100mm OU SUPERIOR 1%
	TUBO ø150mm OU SUPERIOR 0,5%

Nº	REVISÃO	DATA
00	EMISSION INICIAL	31/10/2016

		PROJETO Nº 1280/16
PROJETO PRÉDIO ADM. DA PREFEITURA DE PARANAGUÁ		PROPRIETÁRIO MUNICÍPIO DE PARANAGUÁ
CONTEÚDO PLANTA COBERTURA E BARRILETE - ÁGUA PLUVIAL		RESPONSÁVEL TÉCNICO SÉRGIO LUIZ DO AMARAL LOZOVEY
PRANCHINA Nº 10/10	DATA 03/2016	ESCALA INDICADA

AUTOR DO PROJETO	CAD	DATA	REVISÃO	CONTROLE DE PROJETOS
SÉRGIO LOZOVEY	LEONARDO RENESE	03/2016	00	PROJETO DEFINITIVO (X)
ÁREA	VERIFICADOR	ESCALA	ARQUIVO	PROJETO NÃO DEFINITIVO ()
1.850,00 m²	ÁLVARO VANULLI	INDICADA	1280-HID-10-RD	